


Plan zagospodarowania terenu

1:500

Imię i nazwisko projektanta: Zbigniew Cebula	Specjalność i numer uprawnień: sanitarna 32/00/WŁ	Data: 06.2012	Podpis: (inż. ZBIGNIEW CEBULA)
--	---	------------------	--------------------------------

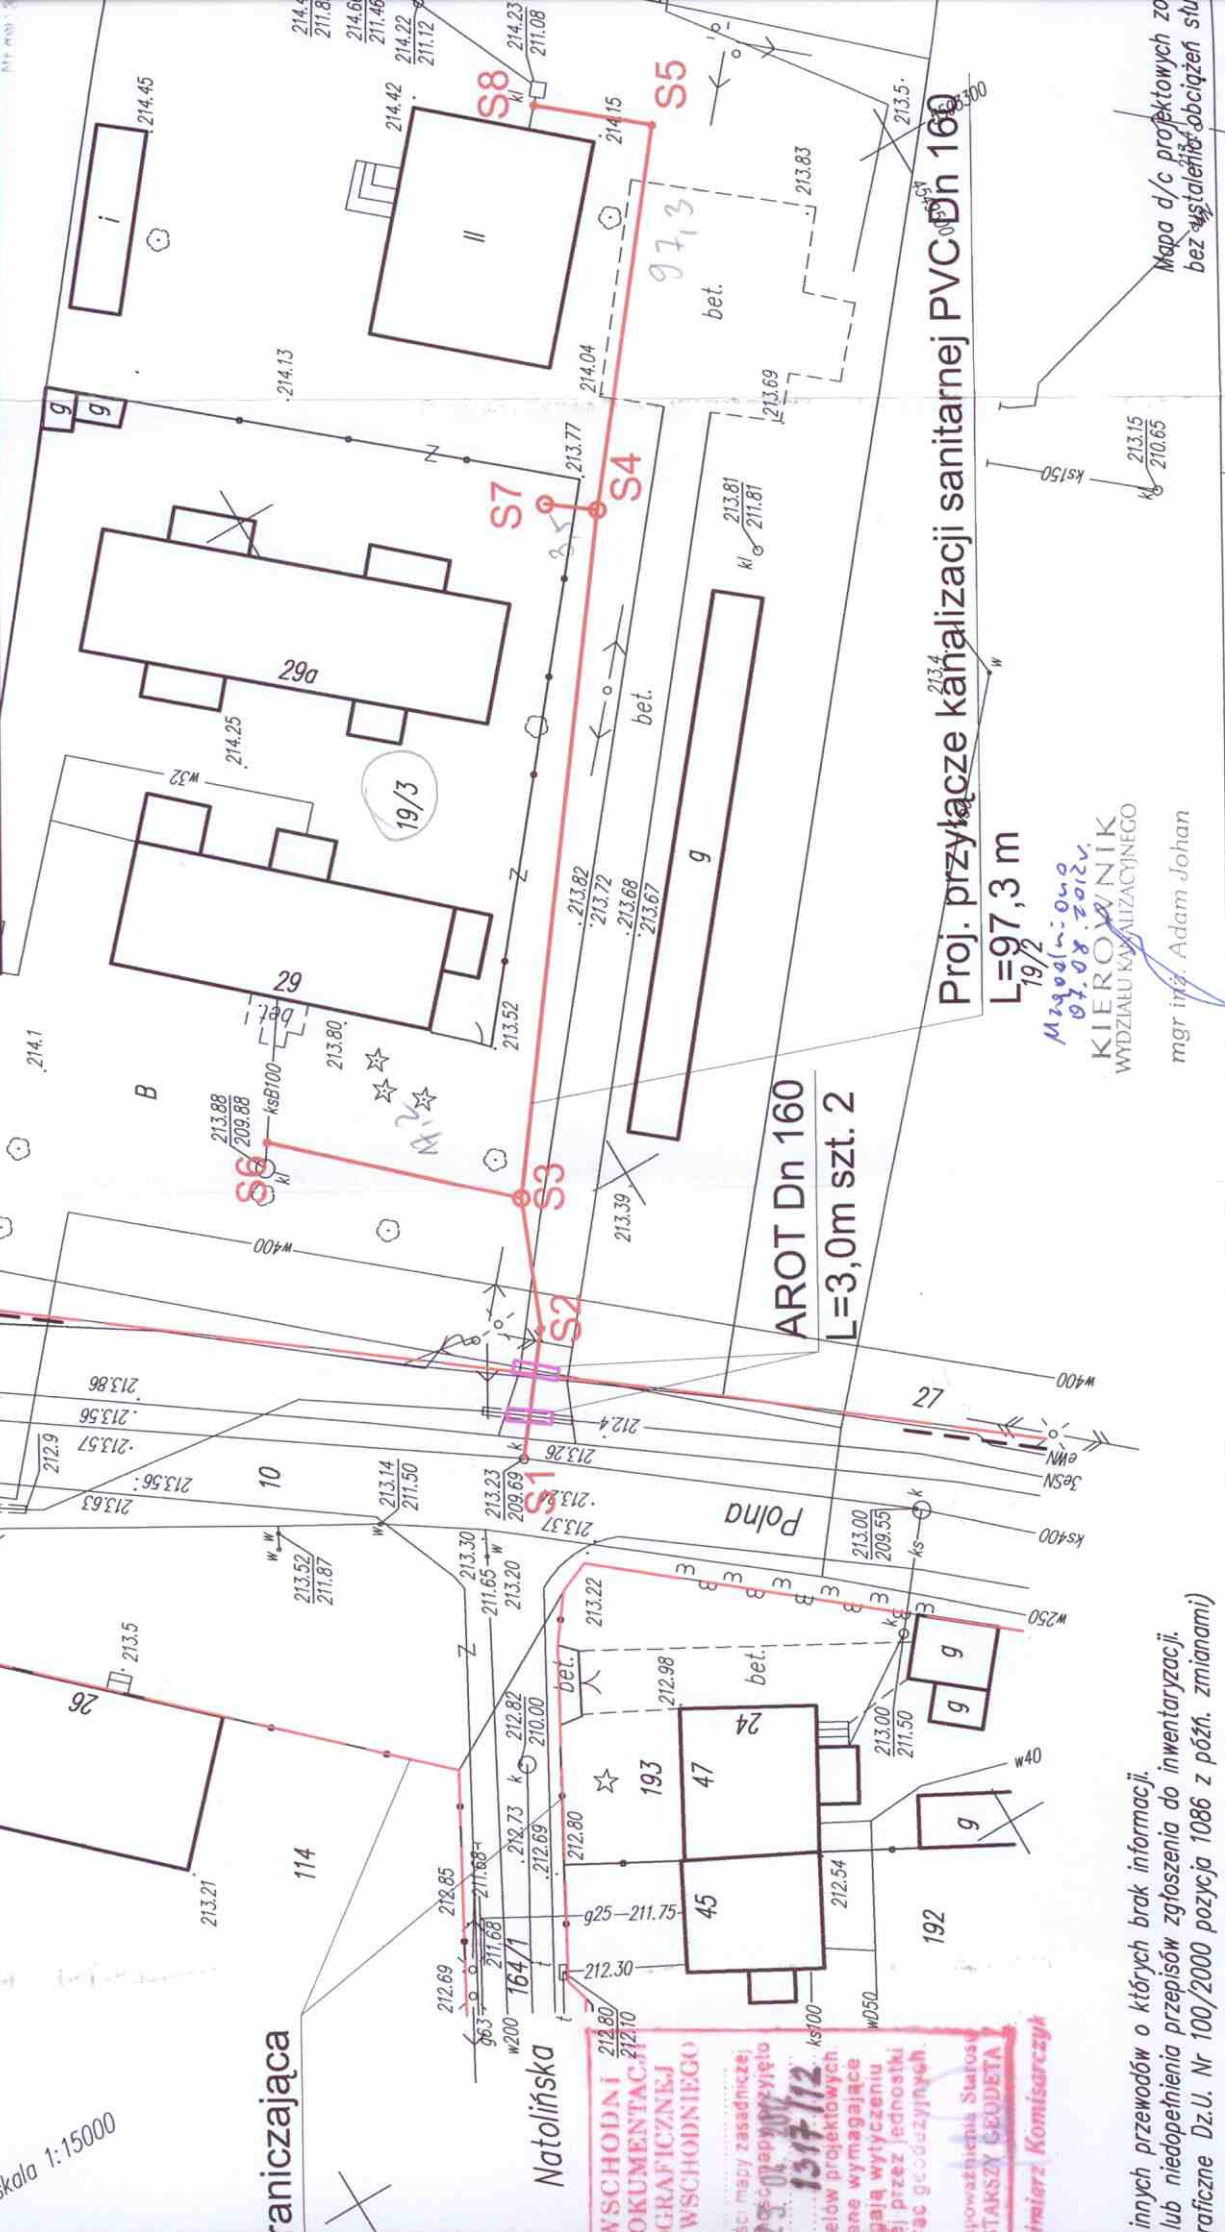

innych przewodów o których brak informacji.
lub niedopełnienia przepisów zgłoszenia do inwentaryzacji.
graficzne Dz.U. Nr 100/2000 pozycja 1086 z późn. zmianami)

WWSCHODNI
OKUMENTACJA
GRAFICZNEJ
WWSCHODNIEGO

1317/12

inżynier Komisarz

Międzyn.: Ono
07.08.2012r.
KIEROWNIK
WYDZIAŁU KANAŁIZACYJNEGO
mgr inż. Adam Johan

Proj. przyłącze kanałizacji sanitarnej PVC Dn 160
L=97,3 m

AROT Dn 160
L=3,0m szt. 2

Wykonawca:

MAPA SYTUACYJNO-WYSOKOŚCIOWA

skala 1:500

PUG-K "GEO-NORD"
Jerzy Saganowski
uprawnienia nr 441


Mapa d/c projektowych za
bez ustaleń obciążen stu

skala 1:15000

poziom por. 207,00 m n.p.m.

Węzeł	10	11	12	13	14
Odległość [m]	0,00	2,90	5,40	8,70	11,10
Łatwość [m]		8,70	8,80	48,00	
Materiał Średnica/Spadek [%]	PCV160				
Zagłębienie [m]	3,54	2,21	2,14	2,06	1,50
Rzędna dna rury [m n.p.m.]	209,69	211,00	211,11	211,17	211,22
Rzędna terenu [m n.p.m.]	213,23		213,31	213,41	213,48
	Studzienka rewizyjna Dn 1,2 m kabel 3eSN, 212,66 m n.p.m. - AR0 kabel eWN, 212,68 m n.p.m. - AR0 Studzienka rewizyjna Dn 0,425 m woda, Dn 400 mm, 211,54 m n.p.m.				
	Studzienka rewizyjna Dn 1,2 m Studzienka rewizyjna Dn 1,2 m Studzienka rewizyjna Dn 1,2 m				

10 11 12 13 14

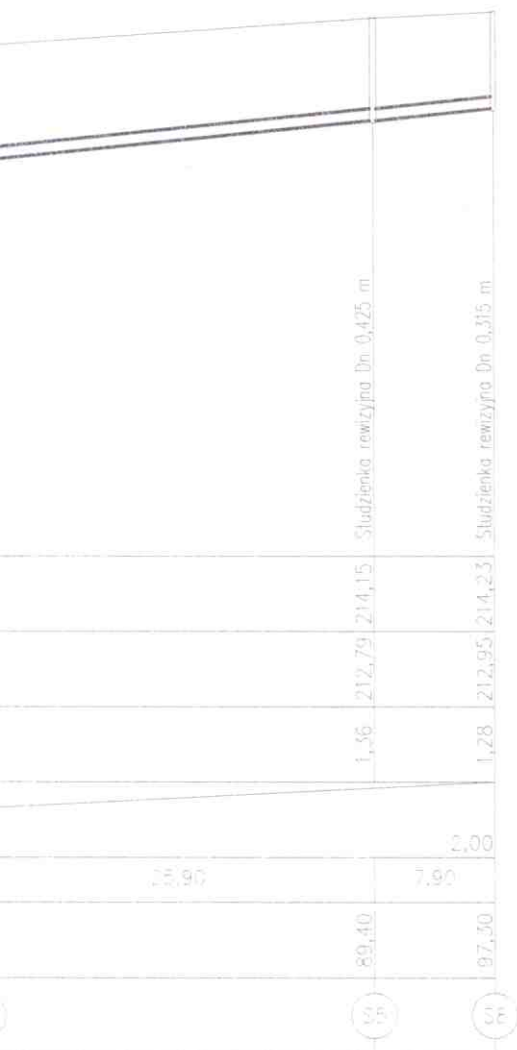

Nazwa i adres obiektu budowlanego:			
Przyłącze kanalizacji sanitarnej do działki 19/3 ul. Polna w Koluszkach			
Nazwa rysunku:		Skala:	Numer rysunku:
Schemat studzienki Dn 315		schemat	2
Imię i nazwisko projektanta:		Specjalność i numer uprawnień:	Data:
Zbigniew Cebula		sanitarna 32/00/WŁ	06.2012
<p style="text-align: right;">mgr inż. ZBIGNIEW CEBULA <small>uprawnienia budowlane do projektowania i kierowania robotami budowlanymi bez podpisu w specjalności: instalacyjnej- sieci i inst. wod.-ciepł.-gaz i wentyl.</small></p> <p style="text-align: right;"><i>[Signature]</i> <small>NR 123456789/WŁ</small></p>			