


Profil podłużny przykanalika w Koluśkach ul. Polna 13 dz.105

skala 1:100

Przyłączenie do istn. kanalizacji wewnętrznej PCV
kolano 90 Ø 160

Proj. studz. kanalizacyjna
Ø 315 mm wraz z klapą
zwrotną w rurze przykanalika

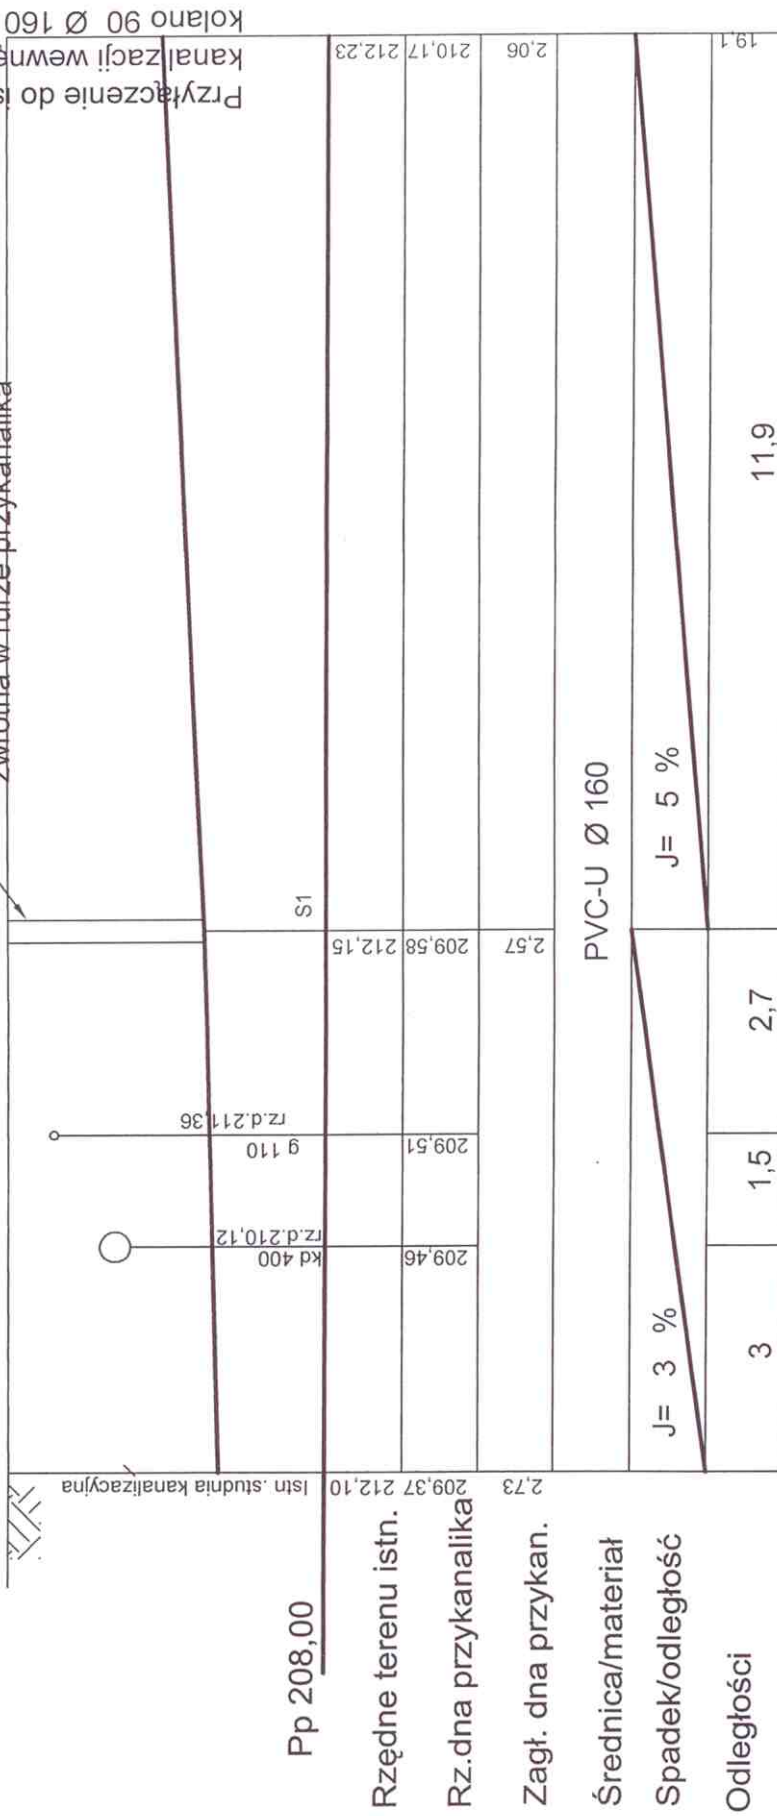

Nr umowy 403/WJ/108/ 2013	lnż. Andrzej Sobleraj 95-041 Galków Duży ul. Główna 115 tel. 0 602 781 880
Data II.2013 r.	Temat : Projekt zagospodarowania terenu
Skala 1: 100	Nazwa projektu : Przyłącze kanalizacji sanitarnej do dz.105 w Koluśkach ul. Polna 13
Nr rysunku 2	Tytuł rysunku : Profil podłużny przykanalika
Podpis	Projektant: lnż. Andrzej Sobleraj
	Upr. budowlane w spec.Instalacyjnej nr LOD/0186/POOS/04