


STAROSTWO POWIATOWE W ŁODZI
Referat Budownictwa w Wydziale Budownictwa,
Geodezji i Gospodarki Nieruchomościami
Stanowiska Pracy w Koluszkach
95-040 Koluszki, ul. Brzezińska 32

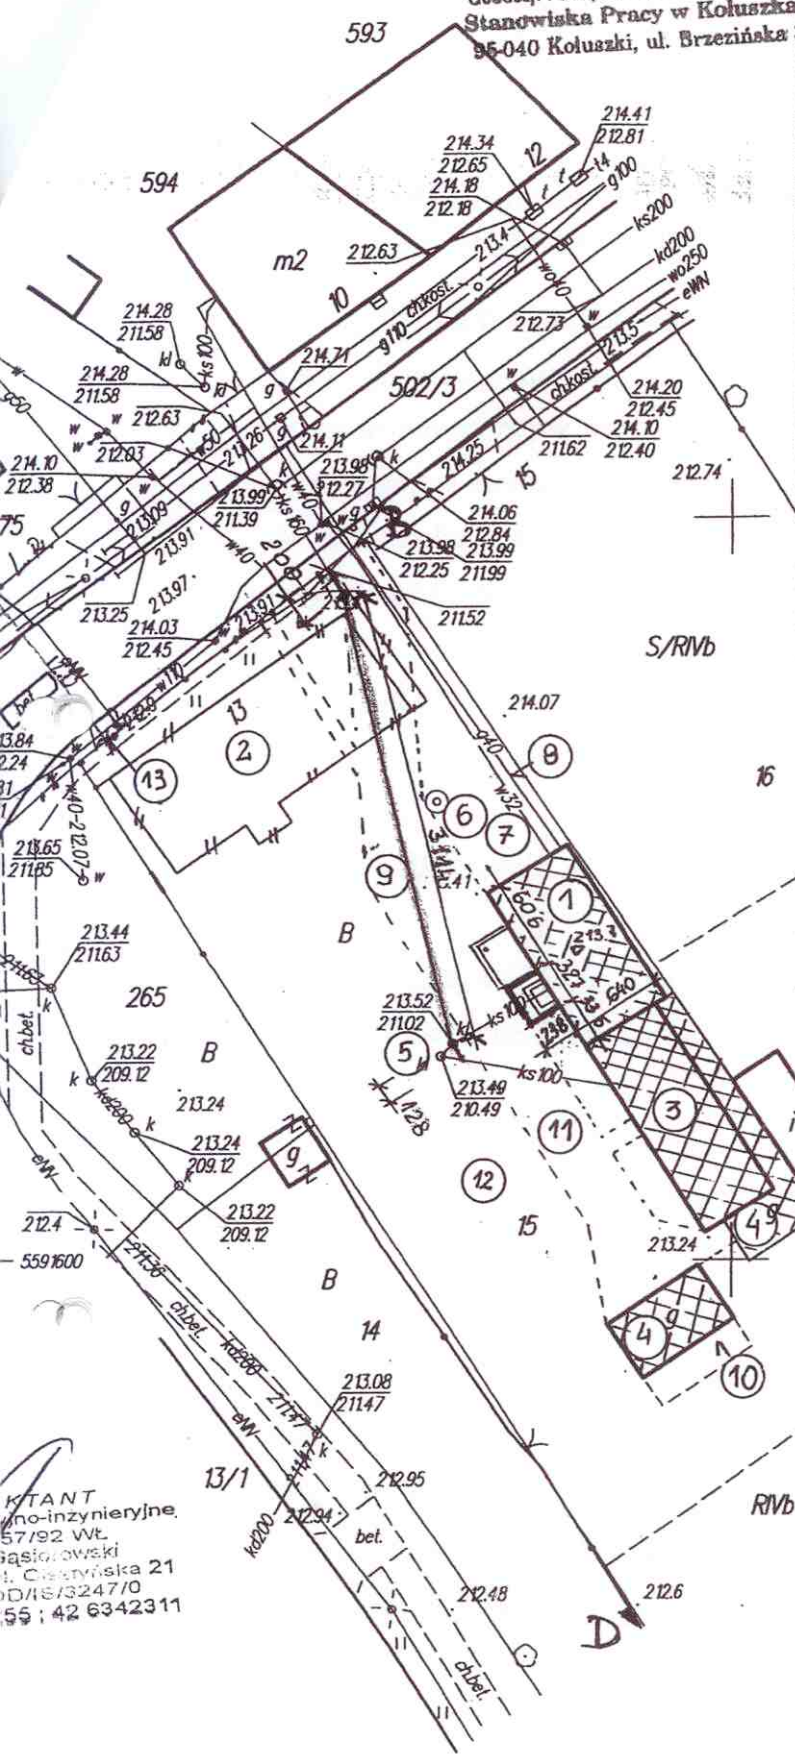

STAROSTWO POWIATU ŁÓDZKIEGO WSCHODNIEGO
ZESPÓŁ URZĄDNIANIA DOKUMENTACJI PROJEKTOWEJ
90-002 ŁÓDŹ, ul. Tuwima 28, tel. 632-98-28

*projektowe kanalizacji sanitarnej
- Koluszki, obr. 4, ul. 11-go Listopada - 13.06.15*

Prace geodezyjne i kartograficzne
zgodnie z art. 17 i 18 ustawy z dnia 17 maja 1989 r. Prawo geodezyjne i kartograficzne
zgodnie z art. 120, poz. 12681 Ustawy o geodezji i kartografii
Uzgodniono usytuowanie projektowanych sieci uzbrojenia
w wodę i kanalizację sanitarną na podstawie planu sytuacyjnego
z datą 17.06.2014 r. i protokołu z dnia 17.06.2014 r. z udziałem
inżyniera geodety i inżyniera sanitarnego
Zgodnie z art. 17 i 18 ustawy z dnia 17 maja 1989 r. Prawo geodezyjne i kartograficzne
zgodnie z art. 120, poz. 12681 Ustawy o geodezji i kartografii
Uzgodniono usytuowanie projektowanych sieci uzbrojenia
w wodę i kanalizację sanitarną na podstawie planu sytuacyjnego
z datą 17.06.2014 r. i protokołu z dnia 17.06.2014 r. z udziałem
inżyniera geodety i inżyniera sanitarnego

Z up. Starosty
DYREKTOR PODGIG
Bywała
Agnieszka Barłowska

60 / 2014
sygn. opublik
31.01.2014
31.01.2014


KONTAKT
Inżynierowie
57/92 wł.
gąsiorowski
ul. Czerwńska 21
01-118/324710
55 42 6342311

mgr inż. WOJCIECH KARBOWSKI
UPRAWNIENIA BUDOWLANE DO PEŁNIENIA
SAMODZIELNEJ FUNKCJI KLEBOWNIKA
BUDOWY I ROBÓT W SPECYJALNOŚCI
INSTALACJI KANALIZACJI SANITARNEJ NR 140/87/WŁ

STAROSTA ŁÓDZKI WSCHODNI
POWIATOWY OŚRODEK DOKUMENTACJI
GEODEZYJNEJ I KARTOGRAFICZNEJ
DLA POWIATU ŁÓDZKIEGO WSCHODNIEGO
WYKONANO
dok. nr 25.07.2013
Data: 25.07.2013
do: 2479/13
i zaopiniowano przez: 2479/13
Numer sprawy: 25.07.2013
Prace geodezyjne i kartograficzne, projektowe,
pobrano z bazy danych, mającej
pozwolenia na wydanie podlega wytyczeniu
i inwentaryzacji powyżej opisanej przez jednostki
uprawnione do wykonywania prac geodezyjnych.
25.07.2013 z upoważnieniem
5449 113

o których brak informacji.
przedsięwzięcia do inwentaryzacji.

PROFIL PRZYŁĄCZA KANALIZACJI SANITARNEJ

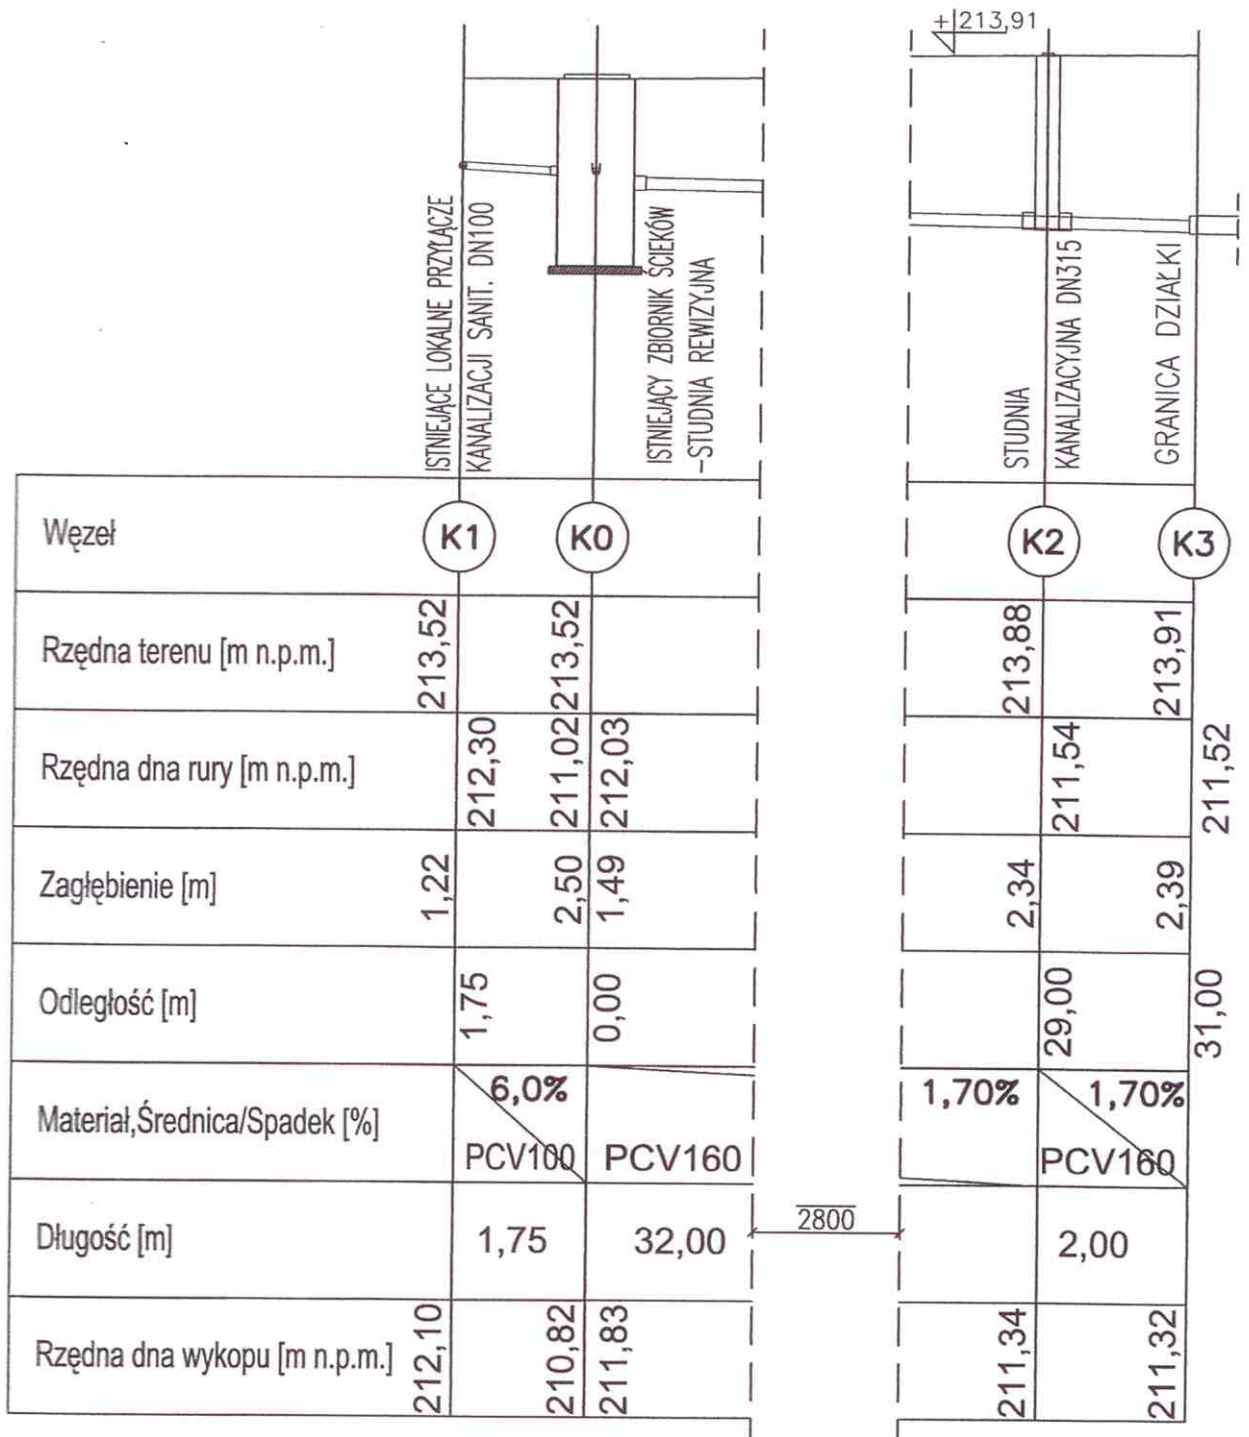

P.H.U. "BARMİ" KOLUSZKI UL.3-GO MAJA 20 TEL.044*714*30*40 - 0698*610*207		
TEMAT	PRZYŁĄCZE KANALIZACJI SANITARNEJ	
RYSUNEK	PROFIL PRZYŁĄCZA KANALIZACJI SANITARNEJ	
LOKALIZACJA	KOLUSZKI, UL.11 LISTOPADA 13	DZ. NR 15
INSTALACJE	TOMASZ GAŚSIOROWSKI UPR. NR 57/92/WŁ	
SKALA: 1:100	DATA: 11.2013	STR NR 31