


Koluszkowskie Przedsiębiorstwo Gospodarki Komunalnej Sp. z o.o.w Koluszkach 95-040 Koluszki, ul. Mickiewicza 4		
Temat:	Budowa magistralnej sieci wodociągowej od SUW do ul. Zielonej w Koluszkach	Data: III.2018 r.
Nazwa projektu:	Projekt zagospodarowania terenu	Skala 1: 100/500
Tytuł rysunku:	Profil podłużny wodociągu	Nr rysunku: <b>2</b>
Projektant:	inż. Andrzej Sobieraj	Podpis
	Upr. budowlane w spec. instalacyjnej nr LOD/0186/POOS/04	

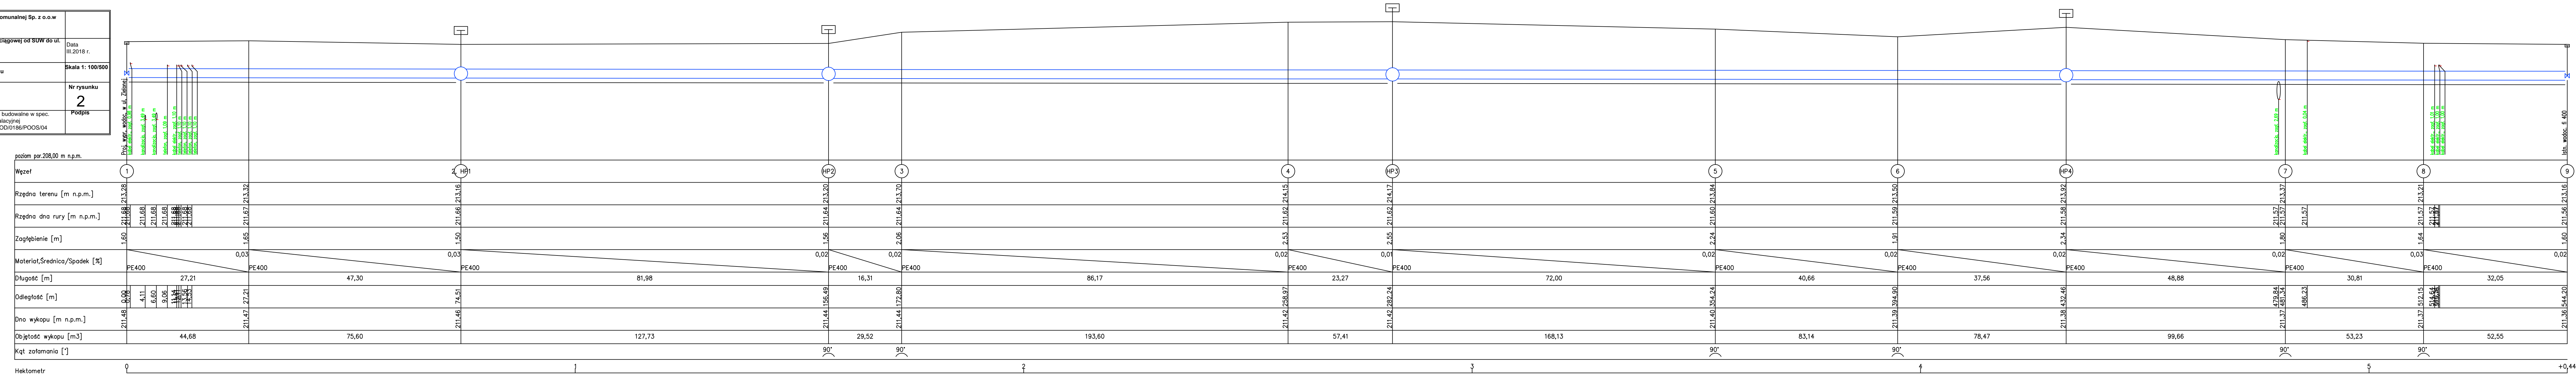

Hektometr 0 1 2 3 4 5 +0,44