




# Profil podłużny przykanalika w Kuluszkach ul. Leśna 30 dz. 79/1

## skala 1:100

Proj. studz. kanalizacyjna  
Ø 315 mm wraz z klapą  
zwrotna w rurze przykanalika

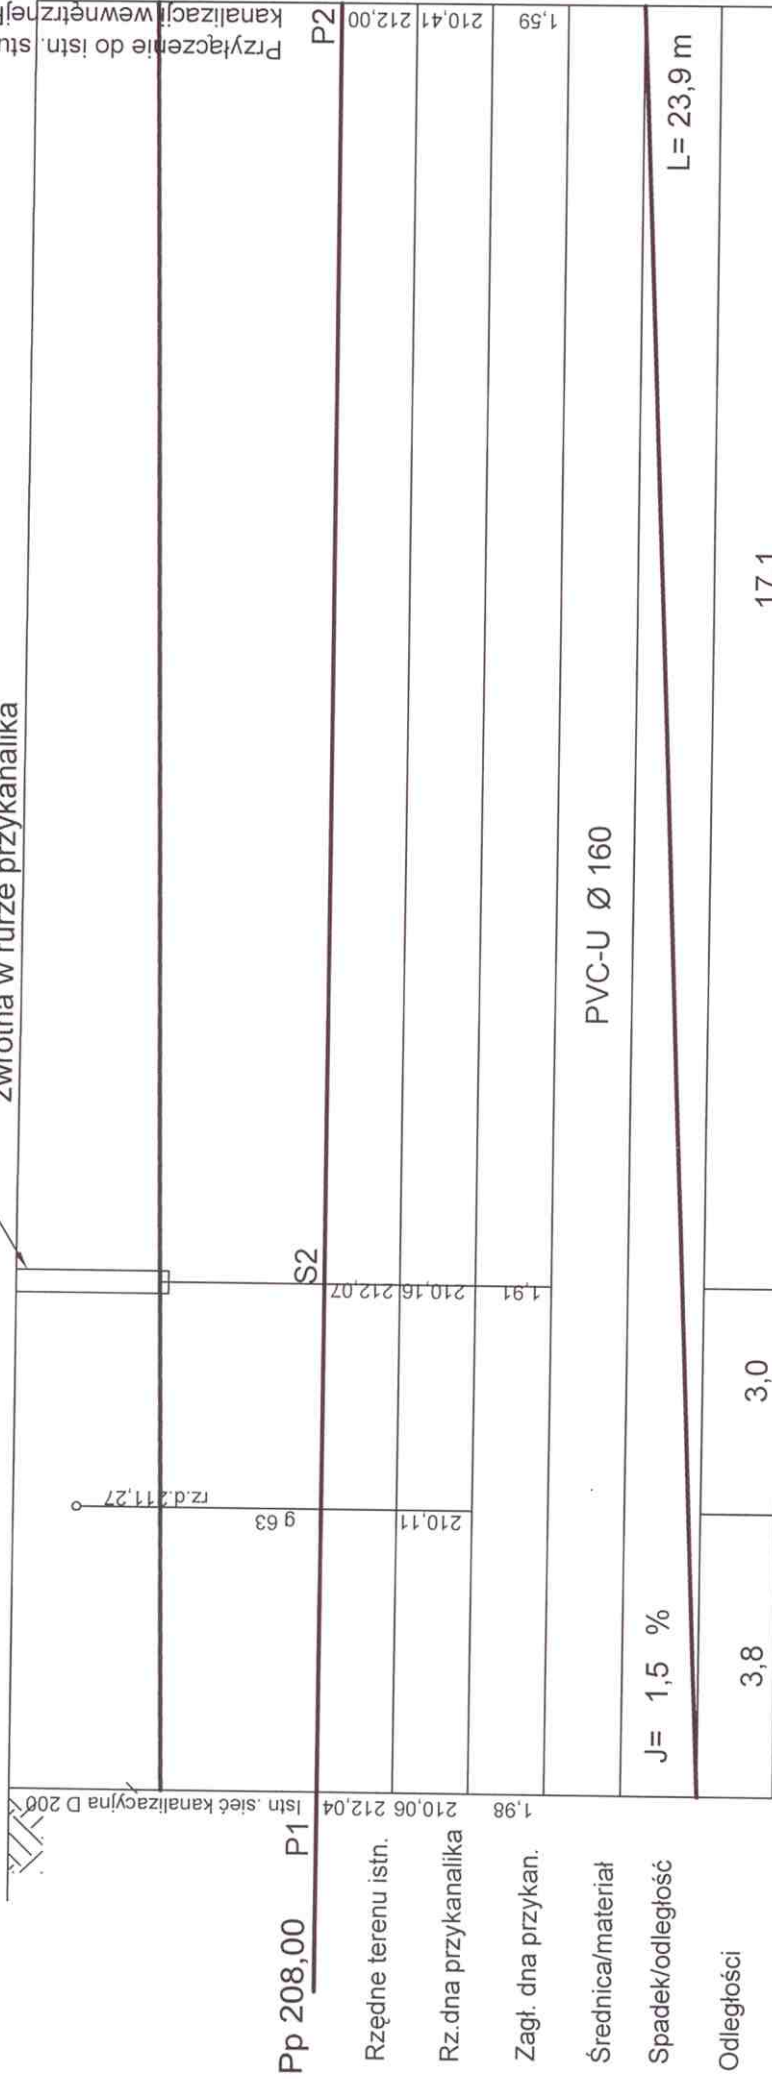

Przyłączenie do istn. studzi. kanalizacyjnej PVC Ø 160

inż. Andrzej Sobieraj 95-041 Gałków Duży ul. Główna 115 tel. 0 502 781 880	Nr umowy 521/WI/169/ 2013	Data VIII.2013 r.
Temat : Projekt zagospodarowania terenu	Skala 1: 100	
Nazwa projektu : Przyłącze kanalizacji sanitarnej do dz.79/1 w Kuluszkach ul. Leśna 30	Nr rysunku <b>2</b>	
Tytuł rysunku : Profil podłużny przykanalika	Podpis	
Projektant: inż. Andrzej Sobieraj	Upr. budowlane w spec. instalacyjnej nr LOD/0186/POOS/04	