

Jestem świadomy odpowiedzialności karnej za złożenie fałszywych oświadczeń. Oświadczam, że operat techniczny zawierający rezultaty prac geodezyjnych w wyniku których powstał niniejszy dokument uzyskał pozytywny wynik weryfikacji.

Identyfikator zgłoszenia prac geodezyjnych :	PODGIK.6640.2016.2024
Organ służby geodezyjnej, który otrzymał zgłoszenie :	Starostwo Powiatowe w Łodzi Powiatowy Ośrodek Dokumentacji Geodezyjnej i Kartograficznej ul. Świerkiewicza 3 90-113 Łódź
Wykonawca prac geodezyjnych :	"GEOMAP" Mateusz Kulp ul. 3 Maja 8, 95-040 Koluszki tel. 600 137 600, 44 714 03 54 email: biuro@geodezja-geomap.pl
Numer oraz data sporządzenia dokumentu zawierającego wynik pozytywnej weryfikacji :	PODGIK.6640.2016.2024_2 29.07.2024
Imię i nazwisko oraz numer uprawnień zawodowych kierownika prac :	Mateusz Kulp Numer uprawnień zawodowych: 23307

Niniejsza mapa do celów projektowych
zaewidencjonowana pod nr PODGIK.6640.2016.2024_2
jest zgodna z oryginałem

UWAGA:
Nie wyklucza się istnienia w terenie innych przewodów,
o których brak informacji. Wynika to z zasłyszności historycznych,
lub niedopełnienia przepisów zgłoszenia do inwentaryzacji.
(Ustawa:Prawo Geodezyjne i Kartograficzne Dz.U. z 2023r. poz. 1752, 1615, 1688, 1762).

Mapa d/c projektowych została wykonana bez ustalenia obciążeń słusznościami gruntowymi.

Ark. 1(2)

woj. łódzkie
pow. łódzki-wschodni
m. Koluszki 100607_4
obr. 5 100607_4.0005
dz. 364 i 524/2
ul. Ludowa i Głowackiego

MAPA DO CELÓW PROJEKTOWYCH

SKALA 1:500

Mapę niniejszą opracowano na podstawie bazy danych mapy numerycznej m. Koluszki obr. 5 s. 7.162.10.05.1.1,
7.162.10.05.1.3, mapy zasadniczej skala 1:500 oraz pomiaru uzupełniającego wykonanego w czerwcu 2024r.

Układ współrzędnych "2000". Poziom odniesienia "PL-EVRF2007-NH"

Wykonawca: "GEOMAP"
Mateusz Kulp upr. 23307
ul. 3-go Maja 8, 95-040 Koluszki
tel. 600 137 600, 44 714 03 54
email: biuro@geodezja-geomap.pl

Wykonana:
mgr inż. Aleksandra Wolniewicz

ID: PODGIK.6640.2016.2024
L.k.s.rob. 94/2024
Koluszki 03.07.2024r.

Legenda:

żywoptot


granica opracowania

przechaczenie

wjazd do podziemia

dalszy przebieg nieustalony, brak danych branżowych i możliwości pomiaru.

Próba wykrycia aparaturą nie dała rezultatu. Proszę uważać przy pracach ziemnych.

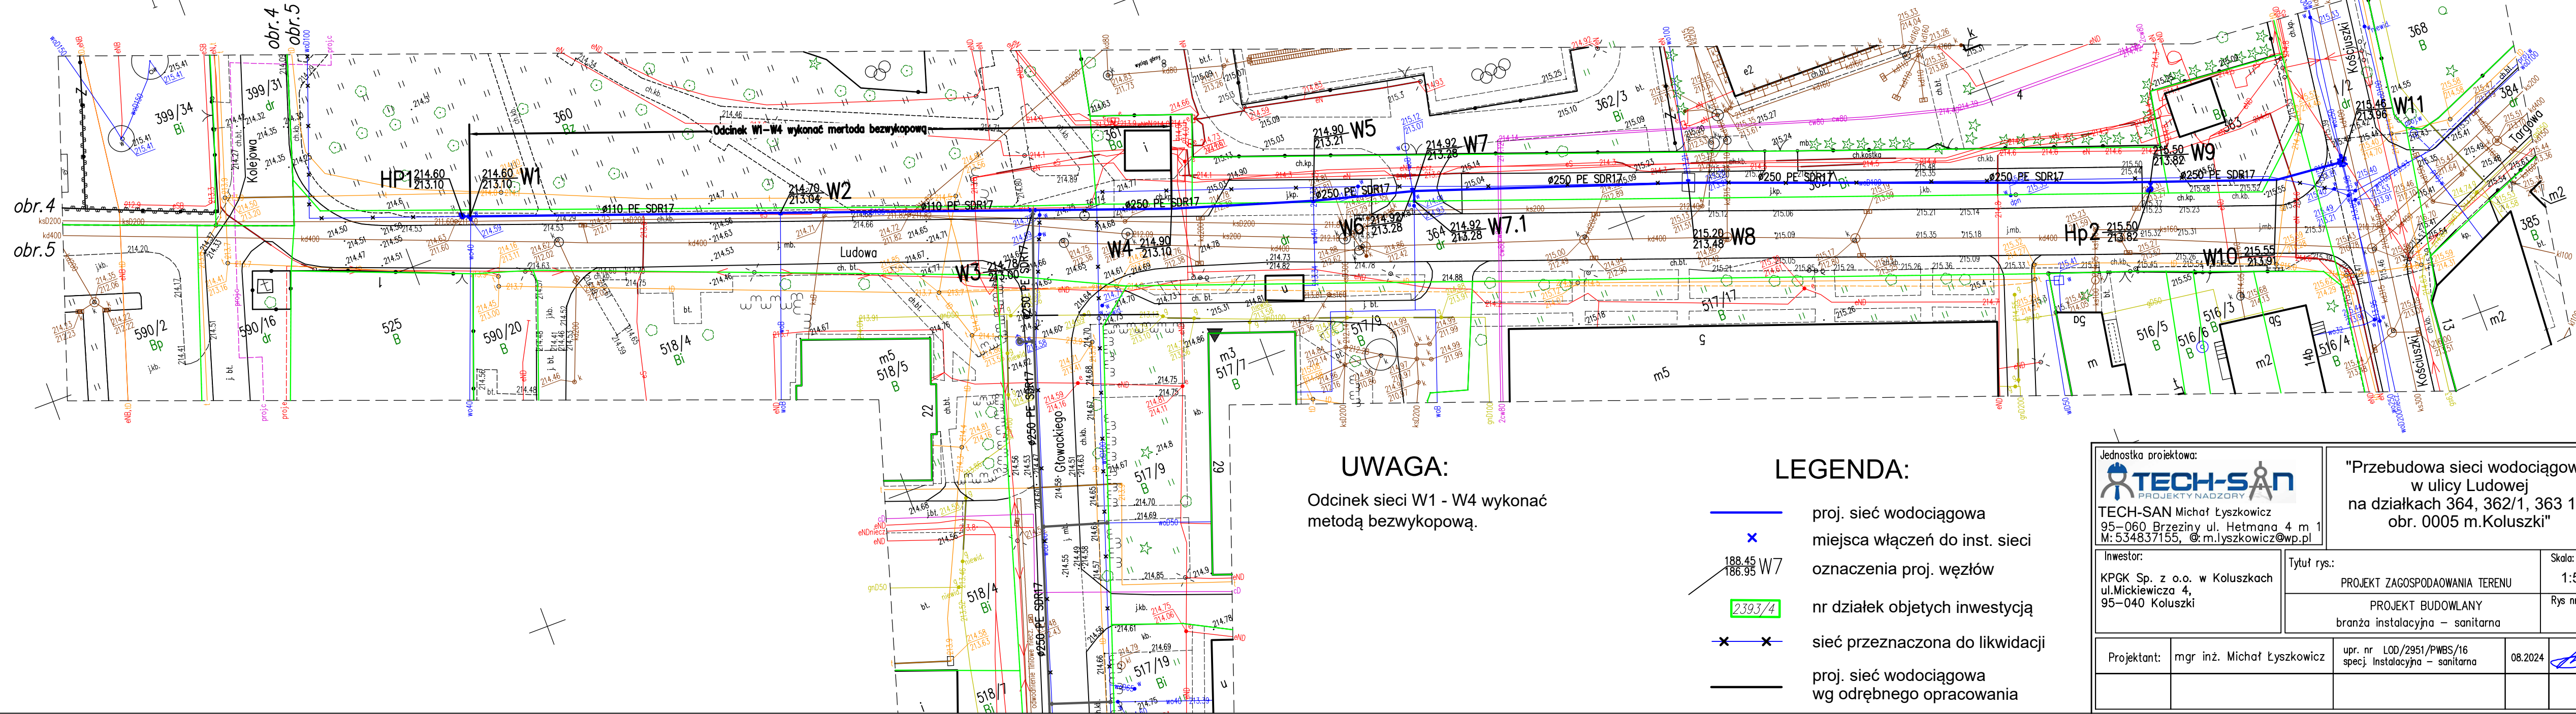

UWAGA:

Odcinek sieci W1 - W4 wykonać
metodą bezwykopową.

LEGENDA:

- proj. sieć wodociągowa
- miejsca włączeń do inst. sieci
- oznaczenia proj. węzłów
- nr działek objętych inwestycją
- sieć przeznaczona do likwidacji
- proj. sieć wodociągowa
wg odrębnego opracowania

Jednostka projektowa: TECH-SAN PROJEKTY NADZORY TECH-SAN Michał Łyszkowicz 95-060 Brzeziny ul. Hetmana 4 m 1 M: 534837155, e: m.lyszkowicz@wp.pl		"Przebudowa sieci wodociągowej w ulicy Ludowej na działkach 364, 362/1, 363 1/2 obr. 0005 m.Koluszki"	
Inwestor: KPGK Sp. z o.o. w Koluszkach ul.Mickiewicza 4, 95-040 Koluszki	Tytuł rys.: PROJEKT ZAGOSPODAROWANIA TERENU PROJEKT BUDOWLANY branża instalacyjna – sanitarna	Skala: 1:500 Rys nr 1	
Projektant:	mgr inż. Michał Łyszkowicz	upr. nr LOD/2951/PWBS/16 specj. Instalacyjna – sanitarna	08.2024