

PGE Dystrybucja S.A.  
Oddział Łódź  
Rejon Energetyczny Łowicz  
99-400 Łowicz, ul. Mostowa 30  
tel.: (42) 675 10 00  
fax: (46) 830 12 02  
e-mail: lowicz.odd@pgedystrybucja.pl

Wpłynęło dnia 2024-12-23  
KPGK Sp. z o.o. Koluszki  
L.dz. 9606

*[Handwritten signature]*

Łowicz, 3 grudnia 2024 r.  
L. dz. /RM/PK/ 140161 /2024  
Egz. nr 1

Koluszkowskie Przedsiębiorstwo  
Gospodarki Komunalnej Sp z o.o.  
ul. Mickiewicza 4  
95-040 Koluszki

**Dotyczy:** uzgodnienie projektowanej infrastruktury dla inwestycji „Przebudowa sieci wodociągowej w ulicy Ludowej na działkach 364, 362/1, 363, 1/2 obr. 0005, m. Koluszki.

W odpowiedzi na Państwa pismo nr PGED1080177KP24 zarejestrowane w dnia 06-11-2024r. informujemy, że przez teren projektowanej inwestycji przebiegają linie kablowe nN 0,4 kV będące własnością PGE Dystrybucja S.A. : linia kablowa 1xYAKXS 4x240 mm<sup>2</sup>, linia kablowa 2xYAKXS 4x120 mm<sup>2</sup>, zasilane ze stacji transformatorowej „Kościszki” 44-1547. obw. 09, 07, 12 i zlokalizowane są w miejscu ww. inwestycji. W miejscach skrzyżowań i zbliżeń projektowanej inwestycji z ww. kablowymi liniami elektroenergetycznymi powinny być zachowane wymagania aktualnych norm oraz przepisów.

Linie i przyłącza kablowe należy zabezpieczyć rurą dwudzielną o przekroju odpowiednim do średnicy kabla, zgodnie z normą SEP-E-004 „Elektroenergetyczne i sygnalizacyjne linie kablowe. Projektowanie i budowa”, oraz warunkami technicznymi, na które należy złożyć wniosek do PGE Dystrybucja S.A. Oddział Łódź RE Łowicz.

Zgodnie z normą głębokość ułożenia podziemnych kabli elektroenergetycznych o napięciu znamionowym niższym niż 1 kV wynosi 70 cm. Głębokość i położenie kabli może trwale ulegać zmianie na skutek ubytków w podłożu, ruchów podłoża, zsyków lub innych czynników.

W przypadku wystąpienia kolizji z ww. liniami przebudowę należy zrealizować własnym kosztem i staraniem z wykorzystaniem obowiązującej w PGE Dystrybucja S.A. Oddział Łódź procedury usuwania kolizji. Wniosek o określenie warunków usunięcia kolizji z urządzeniami i sieciami el.-en.

PGE Dystrybucja S.A. jest do pobrania ze strony <https://pgedystrybucja.pl/strefa-klienta/przydatne-dokumenty> z grupy dokumentów Inne.

Wykonano w 2 egzemplarzach

1. Egzemplarz nr 1 – adresat
2. Egzemplarz nr 2 – a/a
3. Załącznik – mapa GIS

Wykonał: Piotr Kuś

PGE Dystrybucja S.A.  
Oddział Łódź  
Rejon Energetyczny Łowicz  
Wydział Majątku Sieciowego  
*[Handwritten signature]*  
Kierownik  
Sylwester Guzek



Załącznik 1

VA

44-1547

Kościuszki

400kVA

$l = 147.0\text{ m}$

Ludowa

Ludowa

Targowa


2xYAKXS 4x120 mm<sup>2</sup>

1xYAKXS 4x240 mm<sup>2</sup>



Jestem świadomy odpowiedzialności karnej za złożenie fałszywych oświadczeń. Oświadczam, że operat techniczny zawierający rezultaty prac geodezyjnych w wyniku których powstał niniejszy dokument uzyskał pozytywny wynik weryfikacji.

Identyfikator zgłoszenia prac geodezyjnych :	PODGG.6640.2016.2024
Organ służby geodezyjnej, który otrzymał zgłoszenie :	Starostwo Powiatowe w Łodzi, Powiatowy Ośrodek Dokumentacji Geodezyjnej i Kartograficznej ul. Serwickiego 3, 90-113 Łódź
Wykonawca prac geodezyjnych :	"GEOMAP" Mateusz Kurp ul. 3 Maja 8, 95-040 Koluszki tel. 600 137 600, 44 714 03 54 email: biuro@geodezjo-geomap.pl
Numer oraz data sporządzenia dokumentu zawierającego wynik pozytywnej weryfikacji :	PODGG.6640.2016.2024_2 29.07.2024
Imię i nazwisko oraz numer uprawnień zawodowych kierownika prac :	Mateusz Kurp Numer uprawnień zawodowych: 23307

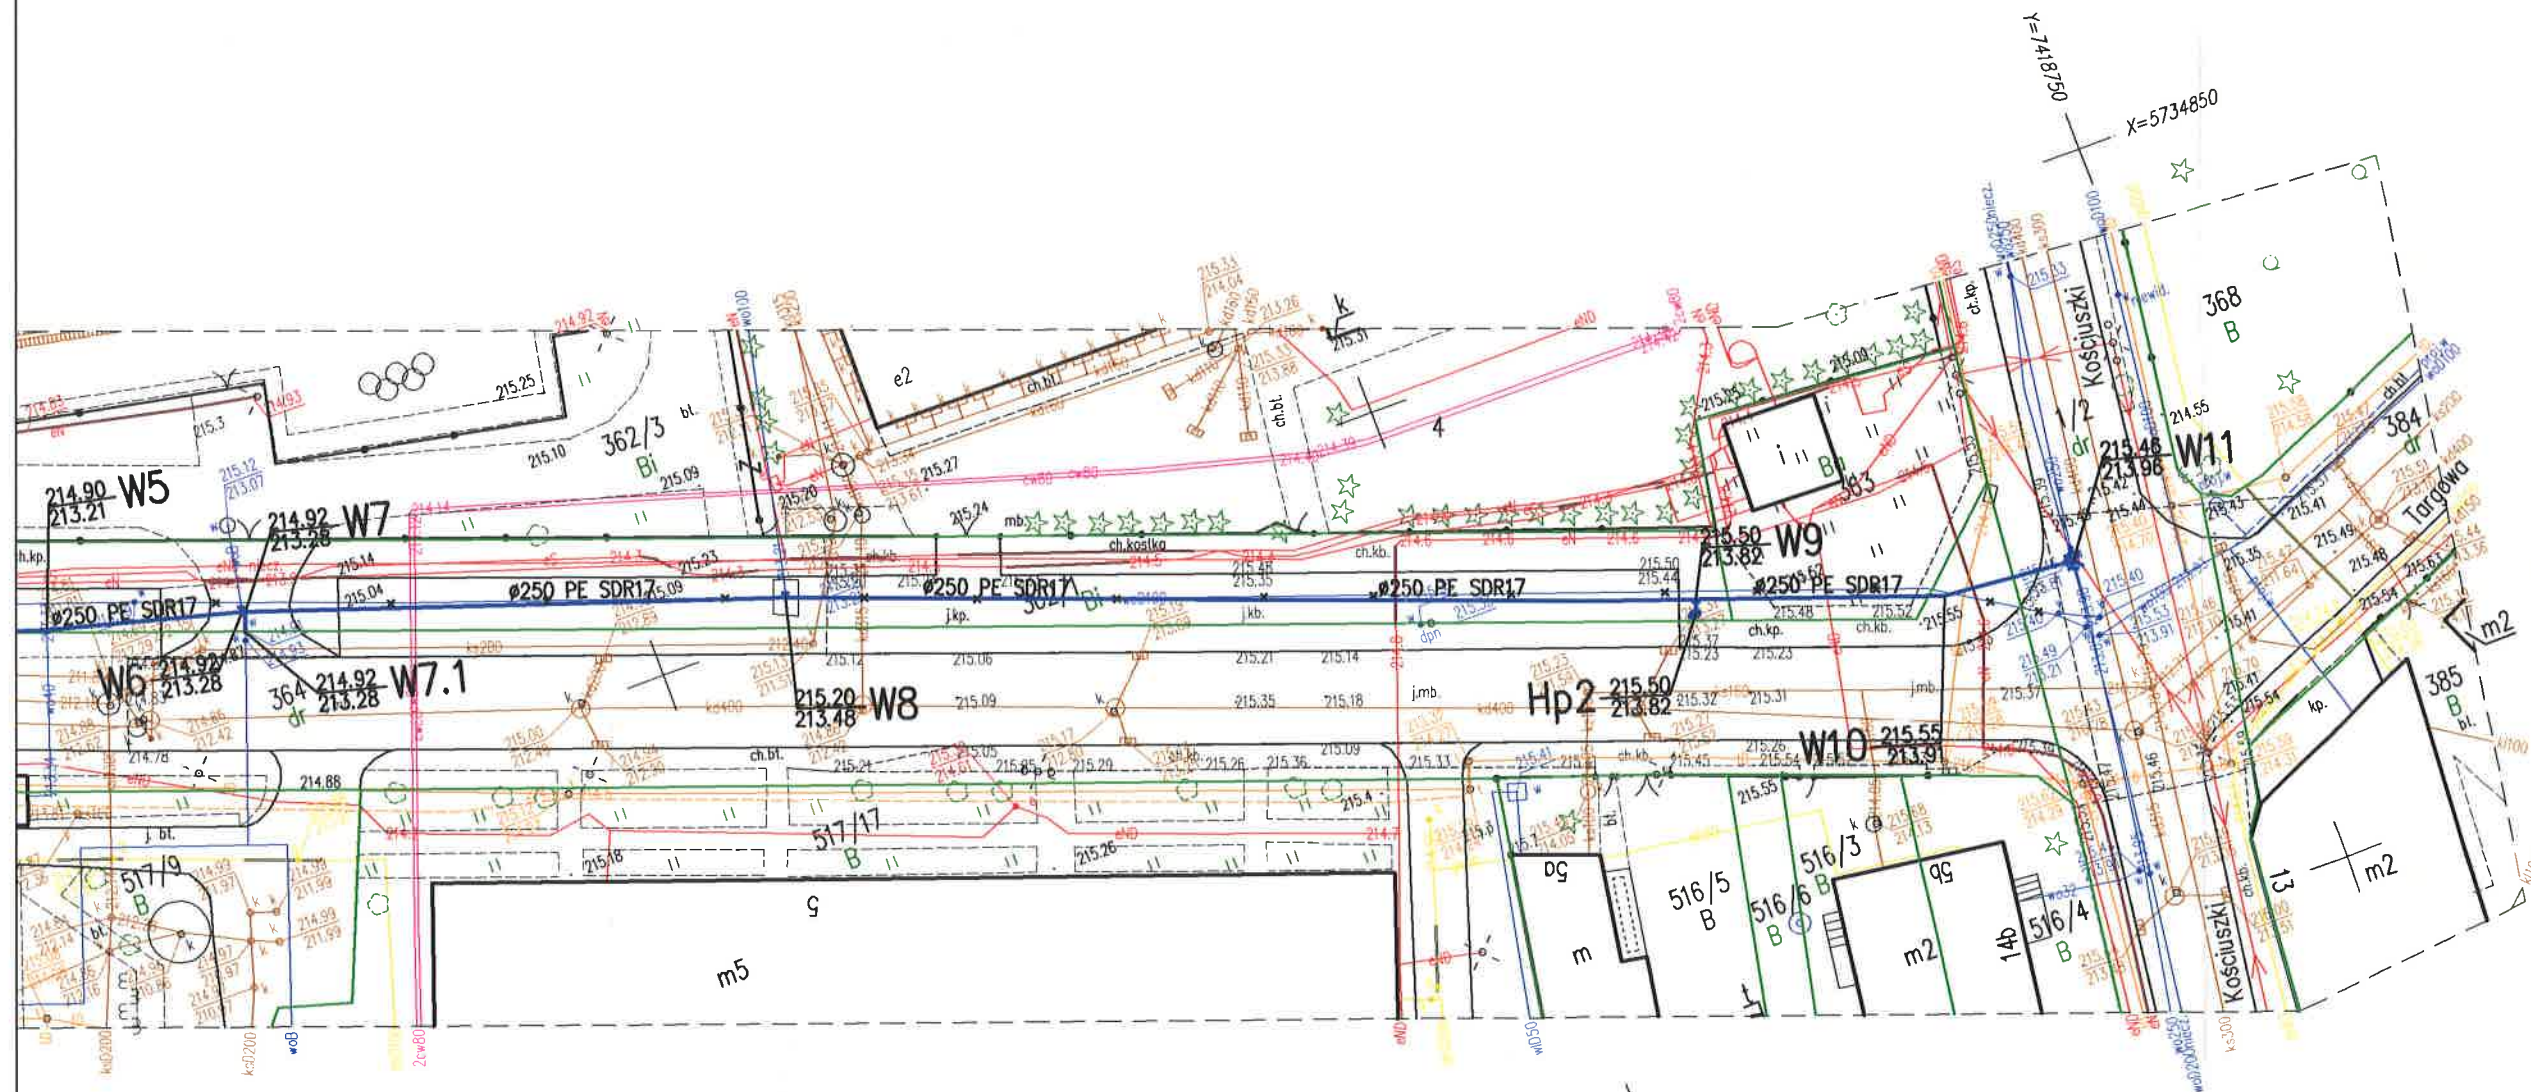


## LEGENDA:

- proj. sieć wodociągowa
- miejsca włączeń do inst. sieci
- oznaczenia proj. węzłów
- nr działek objętych inwestycją
- sieć przeznaczona do likwidacji
- proj. sieć wodociągowa wg odrębnego opracowania

Jednostka projektowa: <b>TECH-SAN</b> PROJEKTY NADZORY TECH-SAN Michał Łyszkowicz 95-060 Brzeziny ul. Hetmana 4 m 1 M: 534837155, @: m.lyszkowicz@wp.pl		"Przebudowa sieci wodociągowej w ulicy Ludowej na działkach 364, 362/1, 363 1/2 obr. 0005 m. Koluszki"	
Inwestor: KPGK Sp. z o.o. w Koluszkach ul. Mickiewicza 4, 95-040 Koluszki		Tytuł rys.: PROJEKT ZAGOSPODAROWANIA TERENU PROJEKT BUDOWLANY branża instalacyjna – sanitarna	
Projektant: mgr inż. Michał Łyszkowicz		Skala: 1:500 Rys nr 1	
upr. nr LOD/2951/PWBS/16 specj. Instalacyjna – sanitarna		08.2024	



Jestem świadomy odpowiedzialności karnej za złożenie fałszywych oświadczeń. Oświadczam, że operat techniczny zawierający rezultaty prac geodezyjnych w wyniku których powstał niniejszy dokument uzyskał pozytywny wynik weryfikacji.	
Identyfikator zgłoszenia prac geodezyjnych :	PODGIK.6640.2016.2024
Organ służby geodezyjnej, który otrzymał zgłoszenie :	Starostwo Powiatowe w Łodzi, Powiatowy Ośrodek Dokumentacji Geodezyjnej i Kartograficznej ul. Serwicka 3, 90-113 Łódź
Wykonawca prac geodezyjnych :	"GEOMAP" Mateusz Kurp ul. 3 Maja 8, 95-040 Koluszki tel. 600 137 600, 44 714 03 54 email: biuro@geodezja-geomap.pl
Numer oraz data sporządzenia dokumentu zawierającego wynik pozytywną weryfikacji :	PODGIK.6640.2016.2024_2 29.07.2024
Imię i nazwisko oraz numer uprawnień zawodowych kierownika prac :	Mateusz Kurp Numer uprawnień zawodowych: 23307

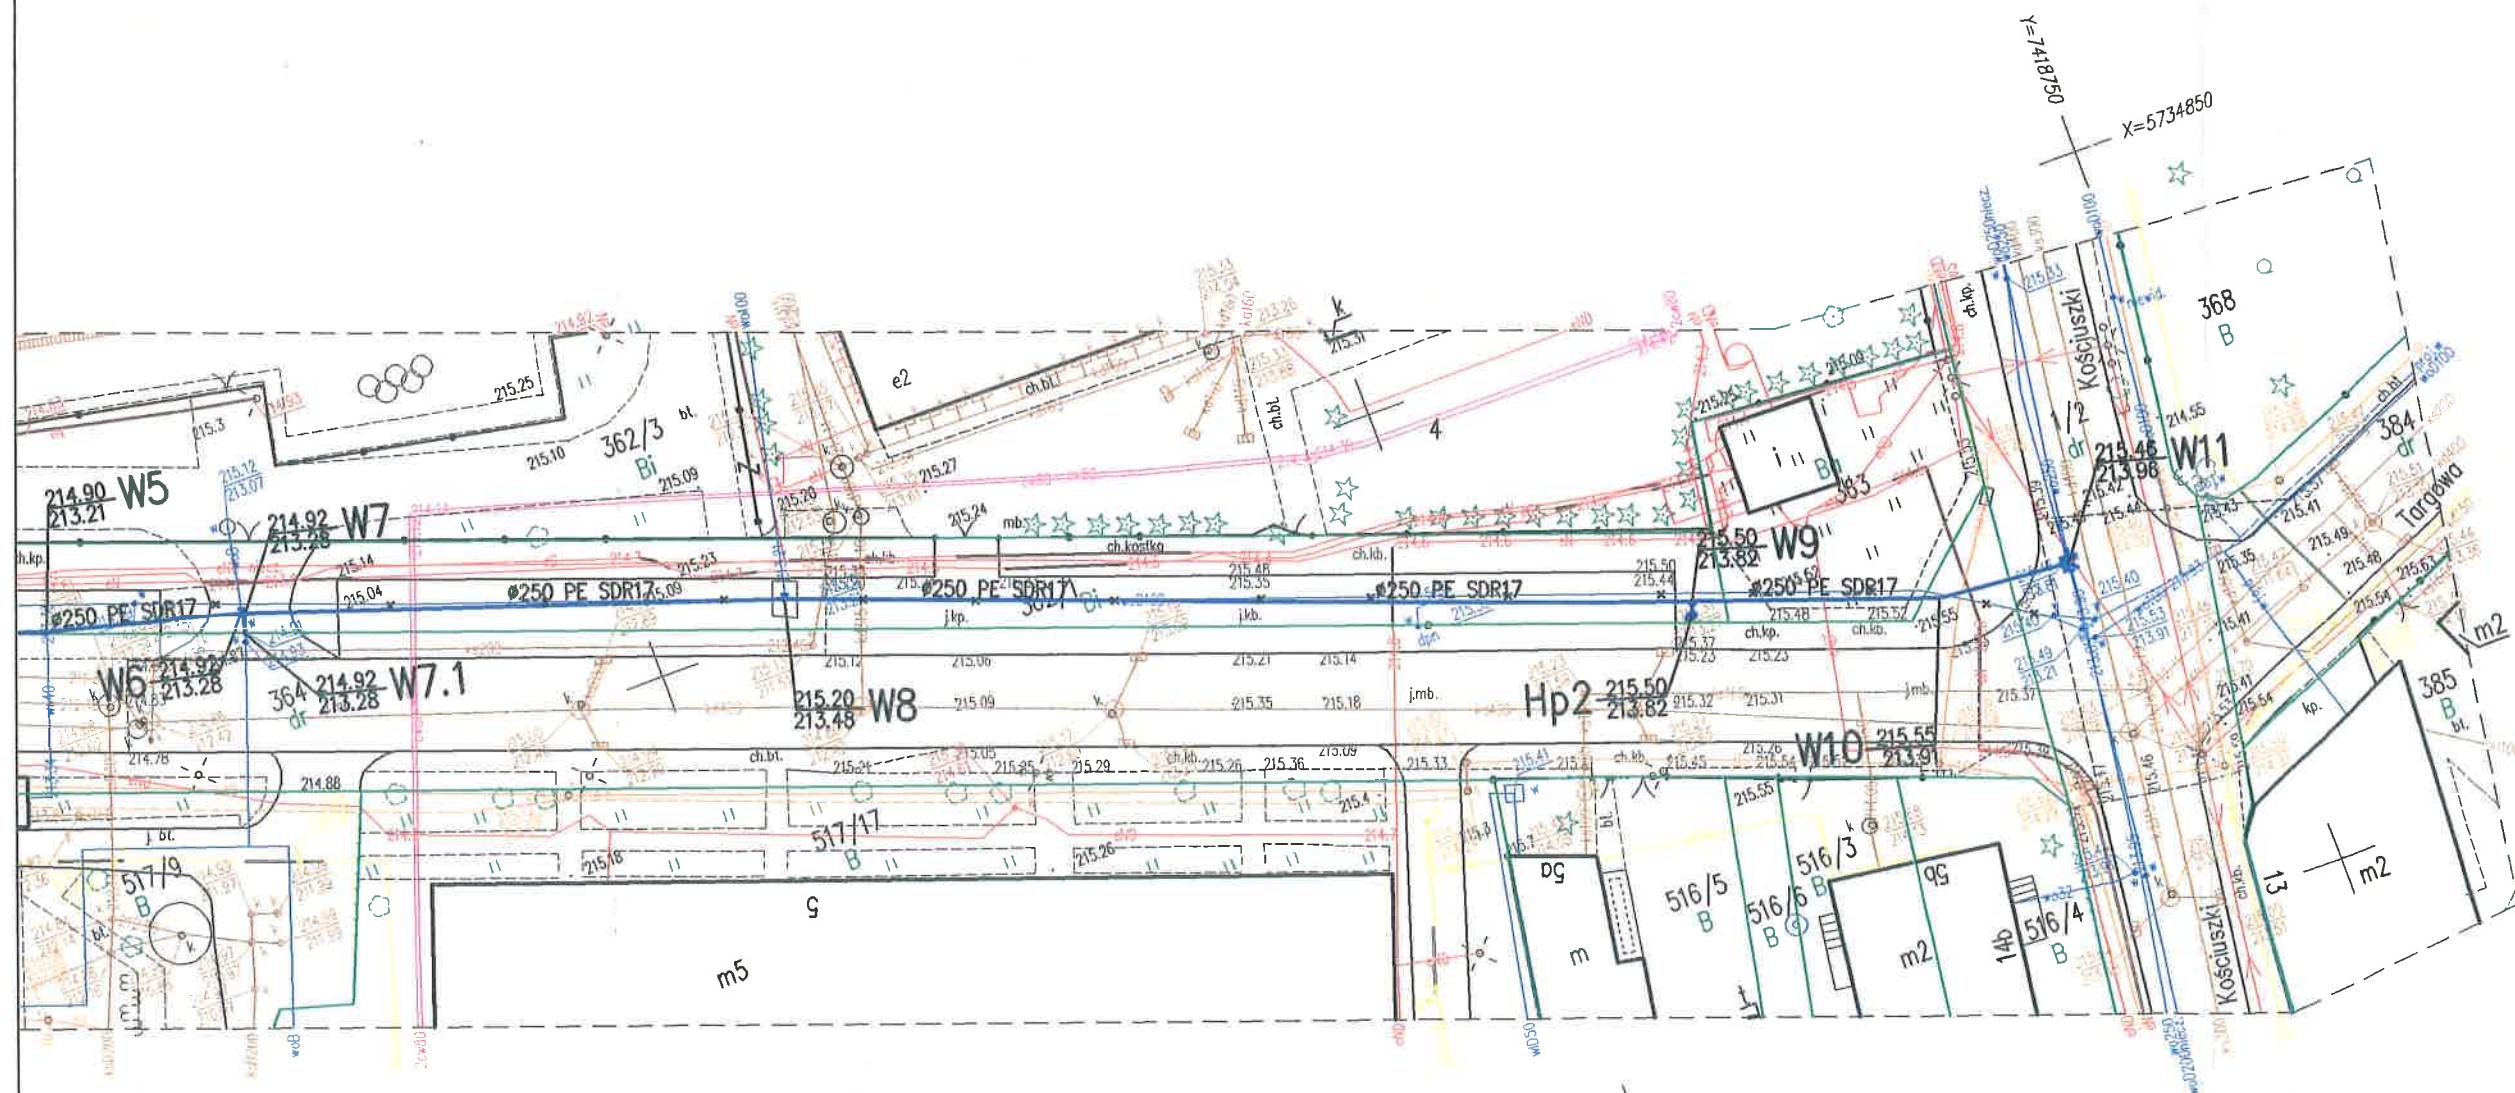


## LEGENDA:

- proj. sieć wodociągowa
- miejscza włączeń do inst. sieci
- oznaczenia proj. węzłów
- nr działek objętych inwestycją
- sieć przeznaczona do likwidacji
- proj. sieć wodociągowa wg odrębnego opracowania

Jednostka projektowa: <b>TECH-SAN</b> PROJEKTY NADZORY TECH-SAN Michał Łyszkowicz 95-060 Brzeziny ul. Hetmana 4 m 1 M: 534837155, @m.lyszkowicz@wp.pl		"Przebudowa sieci wodociągowej w ulicy Ludowej na działkach 364, 362/1, 363 1/2 obr. 0005 m.Koluszki"	
Inwestor: KPGK Sp. z o.o. w Koluszkach ul. Mickiewicza 4, 95-040 Koluszki		Tytuł rys.: PROJEKT ZAGOSPODAROWANIA TERENU PROJEKT BUDOWLANY branża instalacyjna – sanitarna	
Projektant: mgr inż. Michał Łyszkowicz		upr. nr LOD/2951/PWBS/16 specj. Instalacyjna – sanitarna	08.2024



Jestem świadomy odpowiedzialności karnej za złożenie fałszywych oświadczeń. Oświadczam, że operat techniczny zawierający rezultaty prac geodezyjnych w wyniku których powstał niniejszy dokument, uzyskał pozytywny wynik weryfikacji.	
Identyfikator zgłoszenia prac geodezyjnych :	PODGR.6640.2016.2024
Organ służby geodezyjnej, który otrzymał zgłoszenie :	Starostwo Powiatowe w Łodzi, Powiatowy Ośrodek Dokumentacji Geodezyjnej i Kartograficznej ul. Serwickiego 3, 90-113 Łódź
Wykonawca prac geodezyjnych :	"GEOMAP" Mateusz Kurp ul. 3 Maja 8, 95-040 Koluszki tel. 600 137 600, 44 714 03 54 email: biuro@geodezja-geomap.pl
Numer oraz data sporządzenia dokumentu zawierającego wynik pozytywnej weryfikacji :	PODGR.6640.2016.2024_2      29.07.2024
Imię i nazwisko oraz numer uprawnień zawodowych kierownika prac :	Mateusz Kurp Numer uprawnień zawodowych: 23307

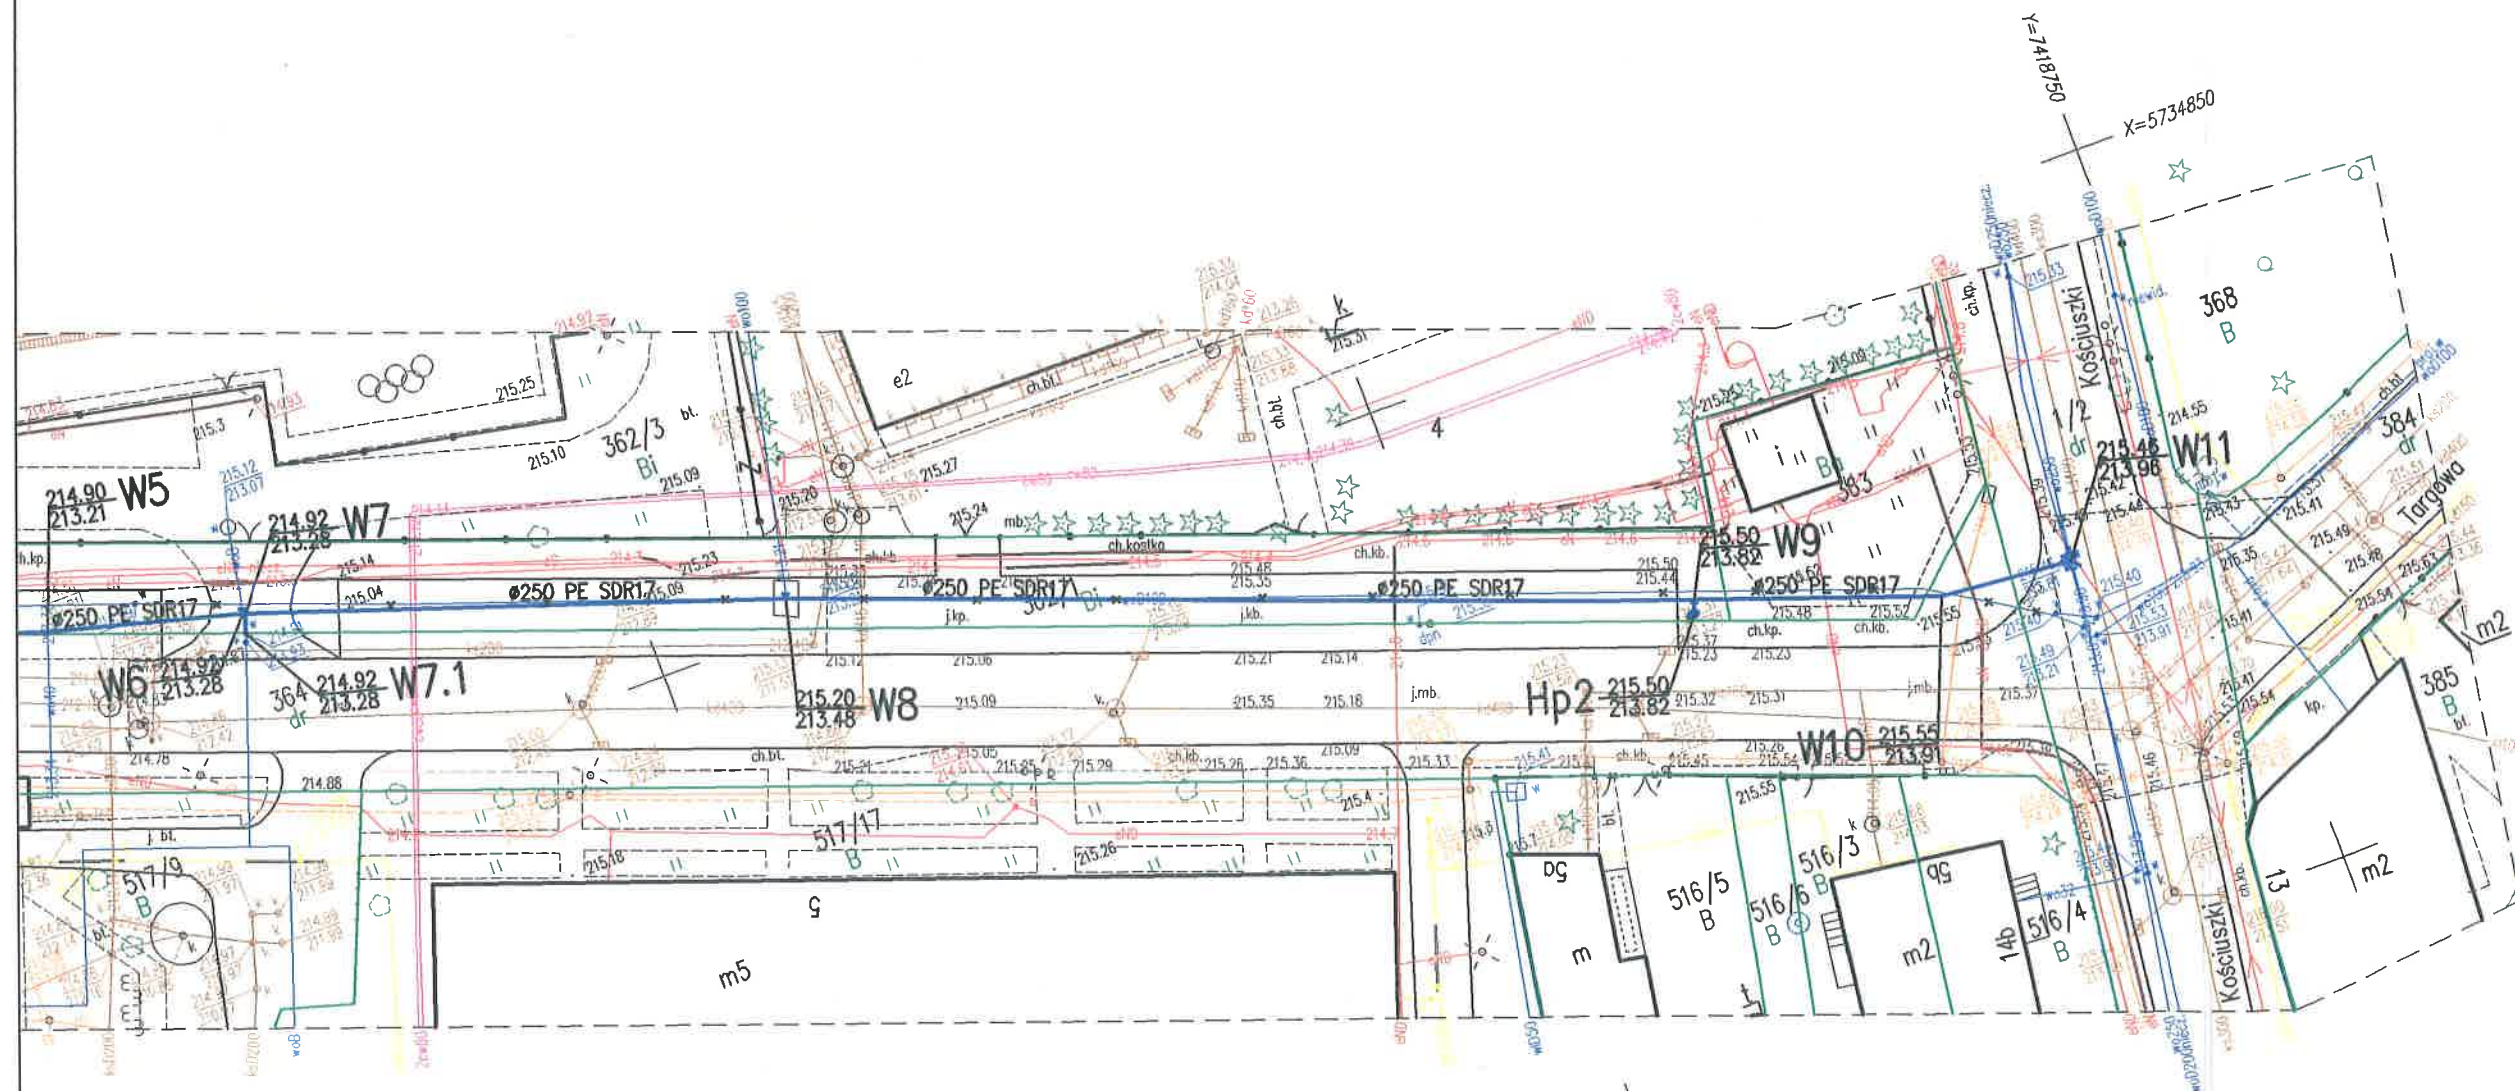

## LEGENDA:

- proj. sieć wodociągowa
- x miejscza włączeń do inst. sieci
- 188.45 W7  
186.95 oznaczenia proj. węzłów
- 2393/4 nr działek objętych inwestycją
- x-x- sieć przeznaczona do likwidacji
- proj. sieć wodociągowa wg odrębnego opracowania

Jednostka projektowa: <b>TECH-SAN</b> PROJEKTY NADZORY TECH-SAN Michał Łyszkowicz 95-060 Brzeziny ul. Hetmana 4 m 1 M: 534837155, @m.lyszkowicz@wp.pl		"Przebudowa sieci wodociągowej w ulicy Ludowej na działkach 364, 362/1, 363 1/2 obr. 0005 m.Koluszki"	
Inwestor: KPGK Sp. z o.o. w Koluszkach ul. Mickiewicza 4, 95-040 Koluszki		Tytuł rys.: PROJEKT ZAGOSPODAROWANIA TERENU PROJEKT BUDOWLANY branża instalacyjna – sanitarna	
Projektant: mgr inż. Michał Łyszkowicz		upr. nr LOD/2951/PWBS/16 specj. Instalacyjna – sanitarna	08.2024