


ZAGOSPODAROWANIE TERENU
skala 1:500

szkic orientacyjny skala 1:25000

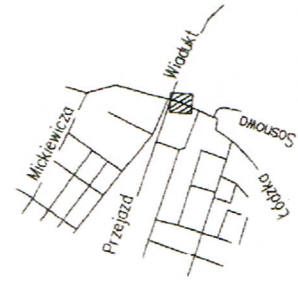

5734600
7418150

LEGENDA


zakres inwestycji

S1 - S2

KANAL TŁOCZNY HDPE 200
WPROWADZONE W RURĘ PE100RC O ŚREDNICY 315 mm.

PROJEKTOWANA KOMORA FI 2000 KANALIZACJI SANITARNEJ
TŁOCZNEJ

S1

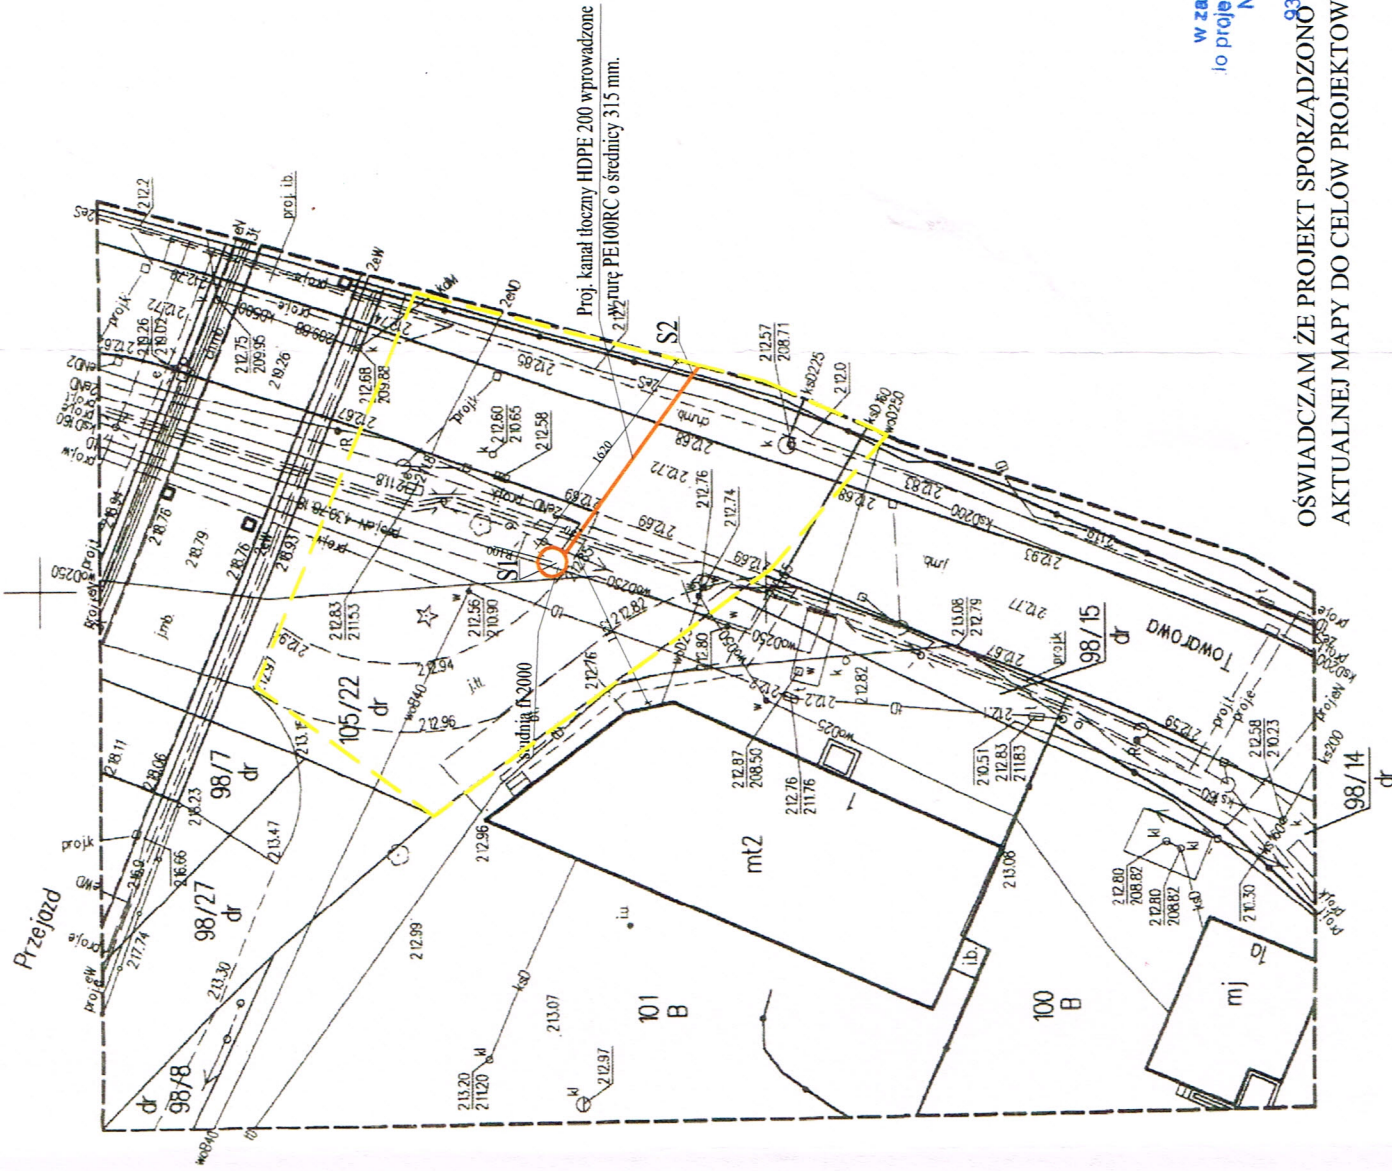

Starosta Łódzki Wschodni
Wydział Geodezji i Kartografii
90-113 Łódź, ul. Sienkiewicza 3, tel. 42 632 93 28

Dokumentacja projektowa zawierająca
usytuowanie projektowanych sieci uzbrojenia
terenu **SIĘĆ KANAŁIZACJI**
...SANITARNEJ
była przedmiotem narady koordynacyjnej
przeprowadzonej w dniu **25.11.2020.**
w siedzibie wydziału.

Znak sprawy **G.I.K. 66.30.328.2020**
Sposób przeprowadzenia narady - zebranie
zainteresowanych - podmiotów / za pomocą
środków komunikacji elektronicznej.

Niniejsza adnotacja jest integralną częścią
protokołu z narady koordynacyjnej.

Łódź, dn **01-12-2020** Z up. **STAROSTY**
Staszka Geodeta
Podpis przełożonego / przebieg narady

Posiada się, że niniejszy dokument został opracowany w wyniku prac geodezyjnych i kartograficznych, których rezultaty zawiera operat techniczny posyłymany wraz z tymi, i opisany do ewidencji materiałów parotłoczących zasobu geodezyjnego i kartograficznego. Jednocześnie informuję, że jestem świadomy odpowiedzialności karnej za złożenie fałszywego oświadczenia.	PODGK 6640.32.2020
Identyfikator zgłoszenia prac geodezyjnych	Starostwo Powiatowe w Łodzi
Opis służby geodezyjnej, który otrzymał zgłoszenie	REKLAMONA Bz łozz Ormieła
Wykonawca prac geodezyjnych	Protokół nr 1 z dnia 29.10.2020 r
Nr oraz data sporządzenia dokumentu zawierającego wynik posyłymany wraz z tymi	Andrzej Ormieła upr. nr 14659
Imię, nazwisko oraz nr uprawnień zawodowych kierownika prac	

MAPA DO CEŁÓW PROJEKTOWYCH

Kołuszkowski obręb 6 ul. Towarowa 1 dz. 105/22	
Oznaczenie zgłoszenia pracy geodezyjnej	PODGK 6640.32.2020
Jednostka ewidencyjna	100607_4
Nazwa	Kołuszkowski miasto
Identyfikator	100607_4.0006
Nazwa	6
Skala mapy	1:500
prostopadłych	2000 / 7
wysokości	Krańsztaedt 60
Oznaczenie granic obszaru, który był przedmiotem aktualizacji	---
Służeńności gruntowe mające wpływ na zagospodarowanie gruntów zlokalizowanych w granicach projektowanej inwestycji	Nie badano

Nie wyklucza się istnienia w terenie innych niż wykazanych na niniejszej mapie urządzeń podziemnych, które nie zostały zgłoszone do inwentaryzacji lub o których brak jest informacji w instytucjach branżowych.

REKLAMONA
Bz łozz Ormieła
95-054 Ksawerów - Żąbry
ul. Karpińskiego 7
tel. (42) 212-84-73

Andrzej Ormieła
uprawnienia GUGK nr 14659

Kończ. 08.09.2020r.
Imię i nazwisko, nr uprawnień
oraz data i podpis geodety uprawniającego

UPRAWNIENIA
w zakresie sieci i instalacji sanitarnych
do projektowania i kierowania bez ograniczeń
Nr ewid. LOD/2040/PWOS/12
mgr inż. **PIOTR ZIĘTEK**
ul. Koszalińska 19c
tel. 555 136 999

OSWIADCZAM ŻE PROJEKT SPORZĄDZONO NA KOPII
AKTUALNEJ MAPY DO CEŁÓW PROJEKTOWYCH

OBIEKT:	Kanał tłoczny kanalizacji sanitarnej w rejonie stacji kolejowej Kołuszki Kołuszki, działka nr 105/22	Stadium: 5734600/7418150
INWESTOR:	Kołuszkowskie Przedsiębiorstwo Gospodarki Komunalnej Sp. z o.o. Kołuszki, ul. Mickiewicza 4	Branka: SANITARNA
BRANŻA:	PROJEKTANT: mgr inż. Piotr Ziętek upr. LOD/2040/PWOS/12	Data: 10.2020
INSTALACJE SANITARNE:		Skala: 1:500
PLAN SYTUACYJNY		Nr rysunku: PZT1