


szkic orientacyjny skala 1:1000

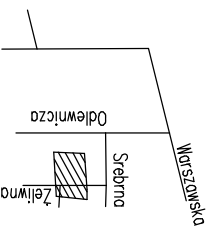


Poswiadcza się, że niniejszy dokument został opracowany w wyniku prac geodezyjnych i kartograficznych, których rezultaty zawiera operat techniczny pozytywnie zweryfikowany i wpisany do ewidencji materiałów pomiarowego zasobu geodezyjnego i kartograficznego. Jednocześnie informuję, że jestem świadomy odpowiedzialności karnej za złożenie fałszywego oświadczenia.

Identyfikator zgłoszenia prac geodezyjnych	POD/GK.6640.1636.2023
Organ służby geodezyjnej, który otrzymał zgłoszenie	Starosta Łódzki, Wschodni
Wykonawca prac geodezyjnych	Bogdan Matecki
Nr oraz data sporządzenia dokumentu zawierającego wynik pozytywnej weryfikacji	Protokół nr POD/GK.6640.1636.2023_1 z dnia 21.06.2023 r.
Imię, nazwisko oraz nr uprawnień zawodowych kierownika prac	Bogdan Matecki upr. nr 7223

MAPA DO CELÓW PROJEKTOWYCH Koluski ul. Żelwna 63 działka nr 1093	
Oznaczenie zgłoszenia pracy geodezyjnej	POD/GK.6640.1636.2023
Jednostka ewidencyjna	100608_2
Obreęb ewidencyjny	koluski miasto 100607_4.0005
Nazwa układu współrzędnych	1 : 500
Oznaczenie granic obszaru, który był przedmiotem aktualizacji	prostopadłych płaskich 2000 / 7
Služebności gruntowe mające wpływ na zagospodarowanie gruntów zlokalizowanych w granicach projektowanej inwestycji	wysokości Kronstadt 60
Nie wyklucza się istnienia w terenie innych niż wskazanych na niniejszej mapie urządzeń podziemnych, które nie zostały zgłoszone do inwentaryzacji lub o których brak jest informacji w instytucjach brzożowych.	Nie badano -----
GEODETA UPRAWNIENIY Bogdan Matecki 92-701 Kolonko 53 tel. 605 409 956 NIP 729-110-43-79	
Bogdan Matecki uprawnienia GURK nr 7223	
Łódź, 05.06.2023r.	
Imię i nazwisko, nr uprawnień oraz data i podpis geodety uprawnionego	

7418950
5735800

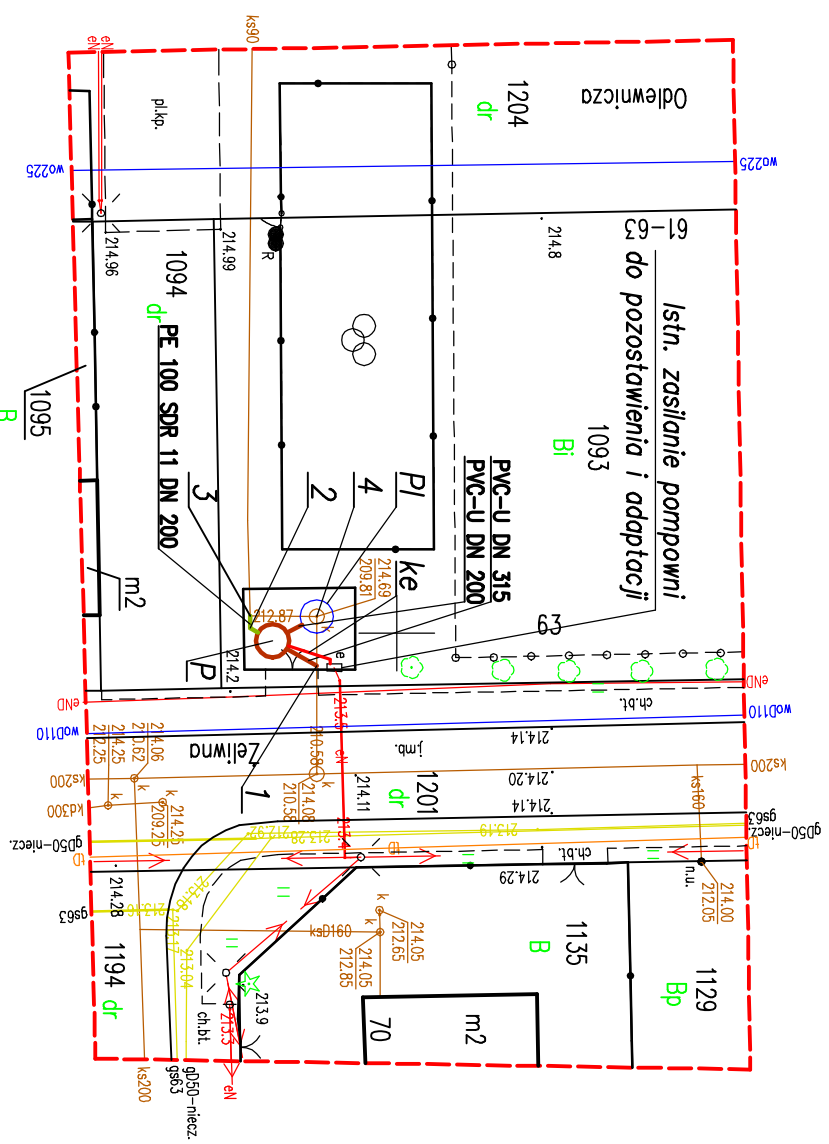

Legenda:

- Projektowana kanalizacja sanitarna grawitacyjna
- Projektowana kanalizacja sanitarna ciśnieniowa
- — Projektowana pompownia ścieków sanitarnych — P
- g1 — Punkty charakterystyczne projektowanej inwestycji
- Pl — Istniejąca pompownia ścieków sanitarnych — zbiornik do adaptacji na osadnik
- ke — Projektowany kabel zasilający pompownie ścieków z istniejącej RG

7419050
5735700

INWESTOR:	Koluszkowskie Przedsiębiorstwo Gospodarki Komunalnej sp. z o.o 95-040 Koluski ul. Mickiewicza 4		SKALA: 1:500
NAZWA ZADANIA:	Rozbudowa przepompowni ścieków przy ul. Żelwniej w Koluszkach		
TREŚĆ RYSUNKU:	PLAN ZAGOSPODAROWANIA TERENU		NR RYSUNKU: 1
FUNKCJA:	IMIĘ I NAZWISKO:	SPECJALNOŚĆ:	NR UPRAWNIENI:
PROJEKTOWAŁ:	A. Goleniewski	INSTALACYJNA W ZAKRESIE SIECI INST. I URZĄDZ. CIĘPLNYCH, WENTYL., GAZ., WODOCIĄG. I KANAŁ.	DATA: 07.2023
SPRAWDZIŁ:	P. Bobrowski	INSTALACYJNA W ZAKRESIE SIECI INST. I URZĄDZ. CIĘPLNYCH, WENTYL., GAZ., WODOCIĄG. I KANAŁ.	PODPIS: MAZ/0201 /POOS/07 07.2023