

woj. łódzkie
powiat łódzki-wschodni
m. Koluszki
obr. 4
dz. 554
ul. Teatralna 8

MAPA DO CELÓW PROJEKTOWYCH
SKALA 1:500

Mape niniejsza opracowano na podstawie mapy numerycznej m. Koluszki, mapy zasadniczej w skali 1:500 s. 123.113.1432,1434 oraz pomiaru uzupełniającego wykonanego w miesiącu kwietniu 2014r.



Układ współrzędnych "1965", Poziom odniesienia "Kronstadt 60"

Mapa aktualna na dzień 16.04.2014r.

Wykonawca:
"GEOMAP"
Halina Kurp upr. 11670
Koluszki ul. 3-Maja 8

Wykon.:
Inż. Joanna Rakowska

KERG: PODGİK.L.6640.784.2014
L.k.s.rob. 46/2014
Koluszki 16.04.2014r.

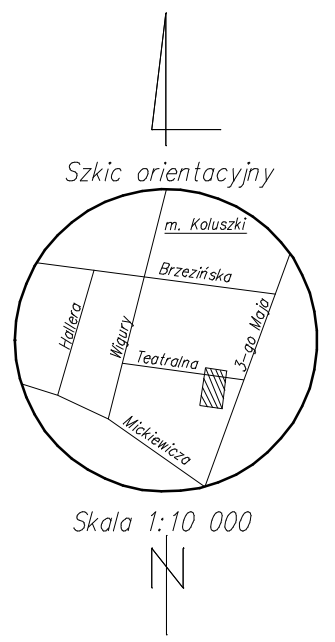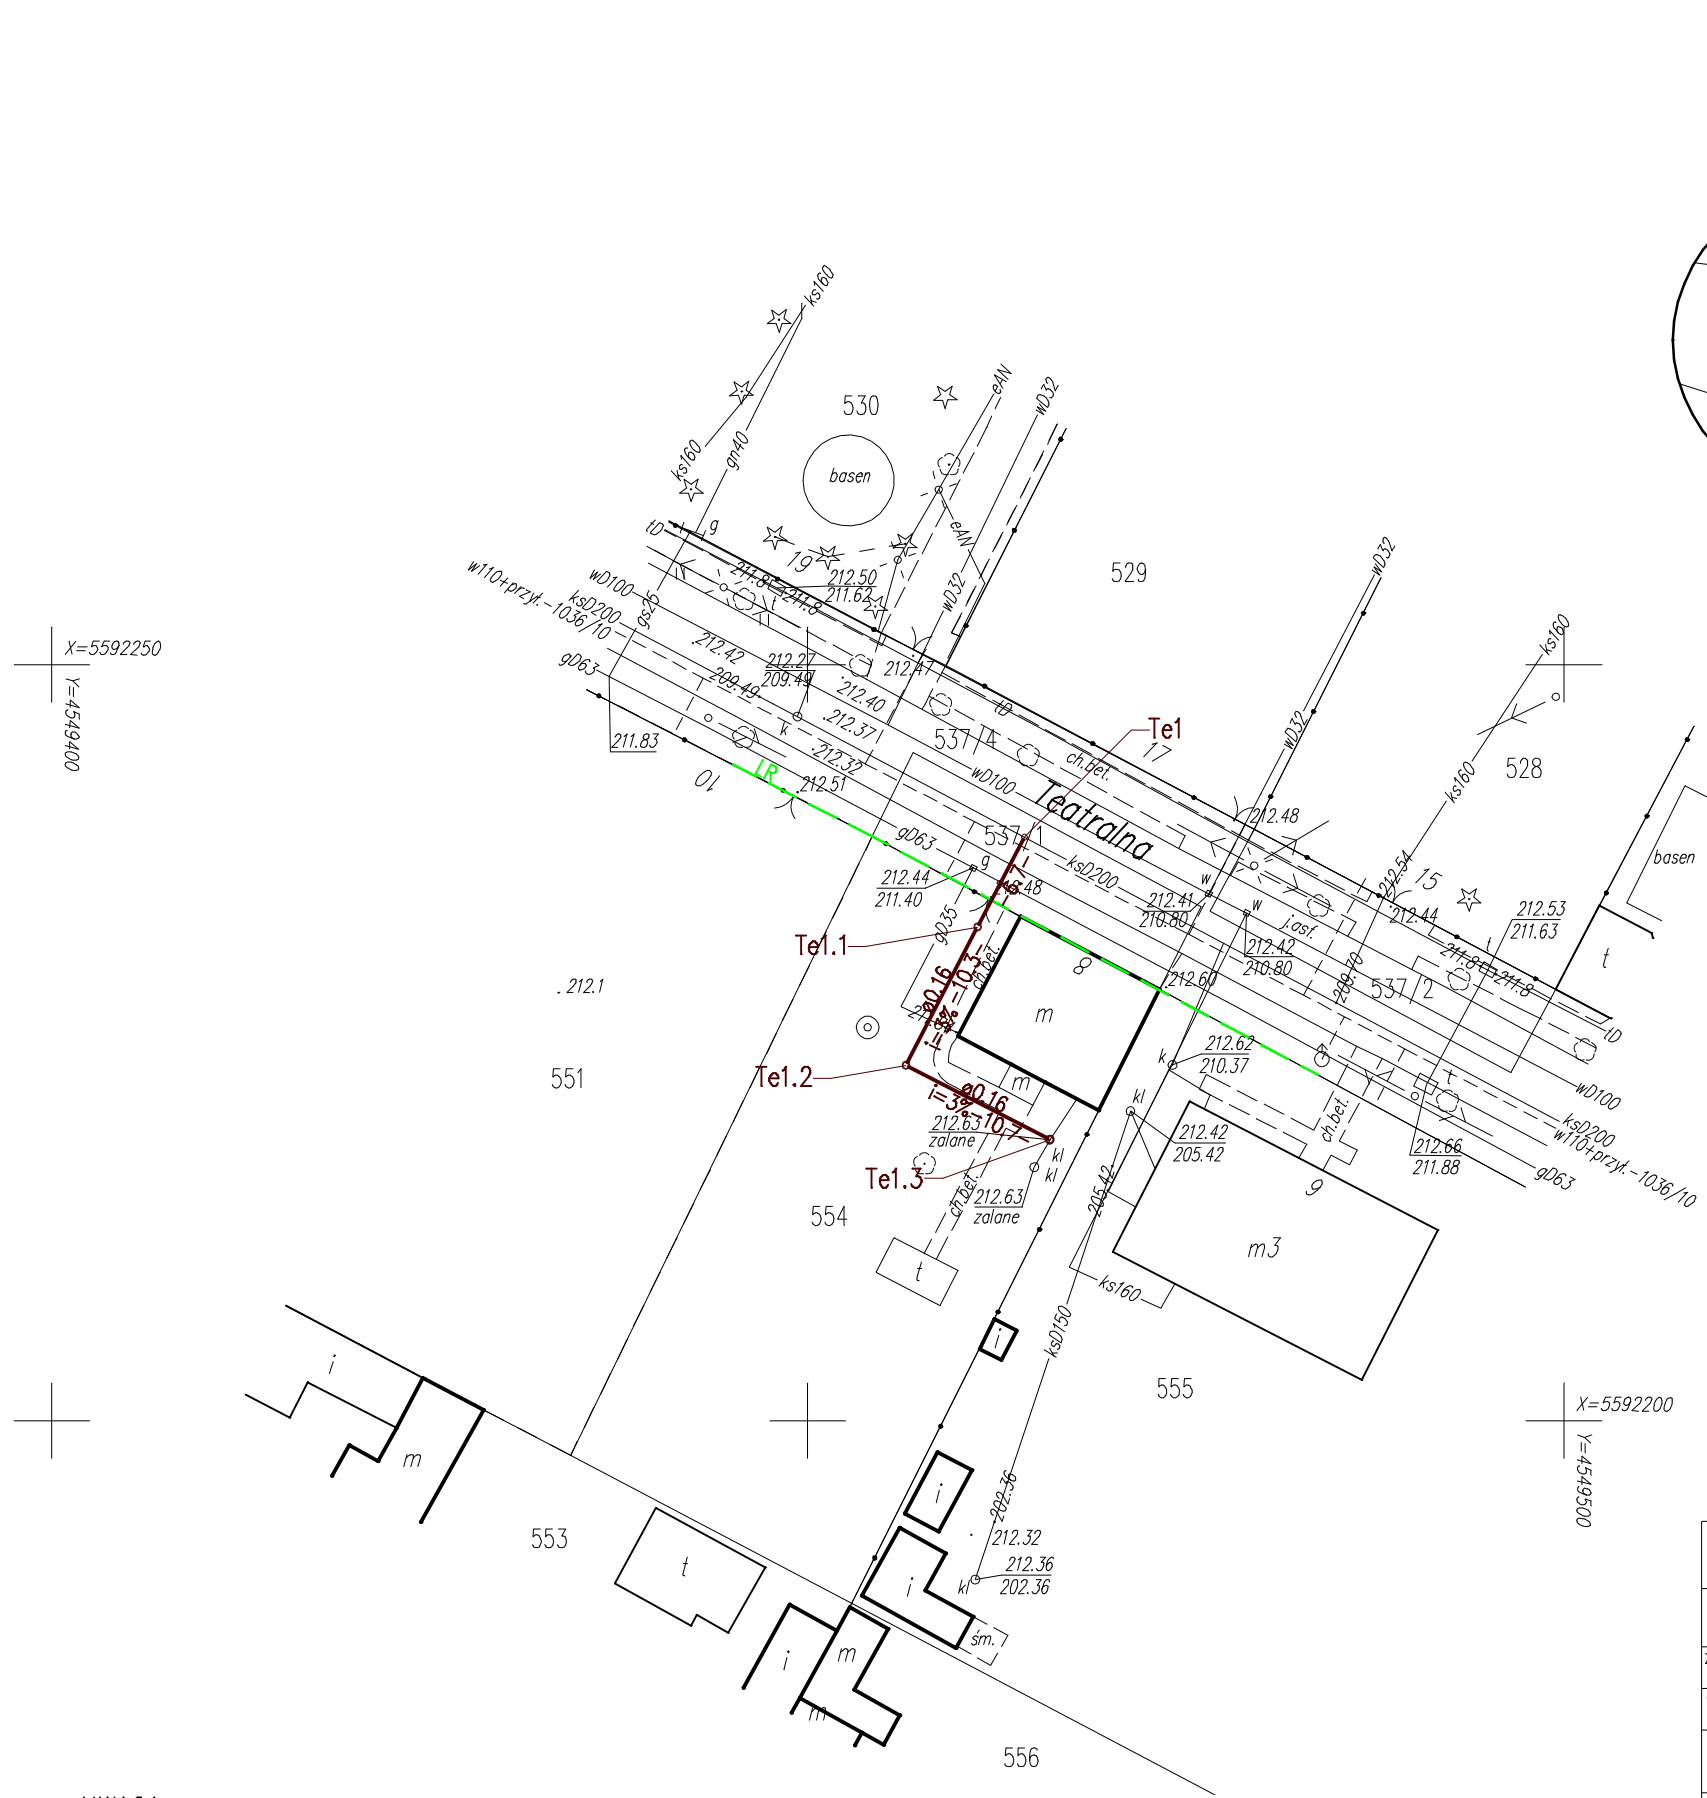

LEGENDA:
— PROJ. PRZYŁĄCZA KANALIZACJI SANITARNEJ
- - - LINIA REGULACYJNA

Oryginał niniejszej mapy został zaewidencjonowany w PODGİK
 Starostwo Łódź Wsch. w dniupod nr

UWAGA:
 Nie wyklucza się istnienia w terenie innych przewodów,
 o których brak informacji. Wynika to z zaszczości historycznych,
 lub niedopełnienia przepisów zgłoszenia do inwentaryzacji.
 (Ustawa: Prawo Geodezyjne i Kartograficzne Dz.U.Nr301/89 poz. 163 z późn. zmianami)

Mapa d/c projektowych została wykonana bez ustalenia obciążeń służebnościami gruntowymi.
 Granice z ewidencji.

| | | | |
|--|--------------------------------|--|--------------------|
| JEDNOSTKA PROJEKTOWA | | ZISPIŃ H I D GEDEK s.c. UL. SŁOWACKIEGO 9 97-300 PIOTRKÓW TRYB. TEL. 44 647 39 70 | |
| PROJEKT BUDOWA PODŁĄCZEN DO KANALIZACJI SANITARNEJ NA TERENIE MIASTA KOLUSZKI ORAZ WSI ŻAKOWICE | | | |
| ZAMAWIAJĄCY KPGK Sp. z o.o. ul. MICKIEWICZA 4, 95-040 KOLUSZKI | | | |
| OBIEKT PRZYŁĄCZE KAN. SAN. | NR UPRAWNIEN | PODPIS | LIPIEC 2014 |
| ASYSTENT PROJ. mgr inż. Przemysław Nowak | | | |
| PROJEKTANT: tech. HENRYK GEDEK | GP.IV.7342/58/94 | | |
| BRANŻA SANITARNA | FAZA PROJEKTU: PROJEKT BUD-WYK | | |
| TREŚĆ RYSUNKU PROJEKT ZAGOSPODAROWANIA TERENU | ULICA TEATRALNA | NR DZ. / OBR. 554 537/1 | 4 |
| | SKALA 1:500 | NR | 50 |